


MIEJSCOWY PLAN ZAGOSPODAROWANIA PRZESTRZENNEGO OBSZARU "CYSTERSÓW" W KRAKOWIE


ZASADY UZBROJENIA TERENU - PROJEKT
ZALĄCZNIK NR 2 DO UCHWAŁY NR..... RADY MIASTA KRAKOWA Z DNIA.....

SKALA 1:1000

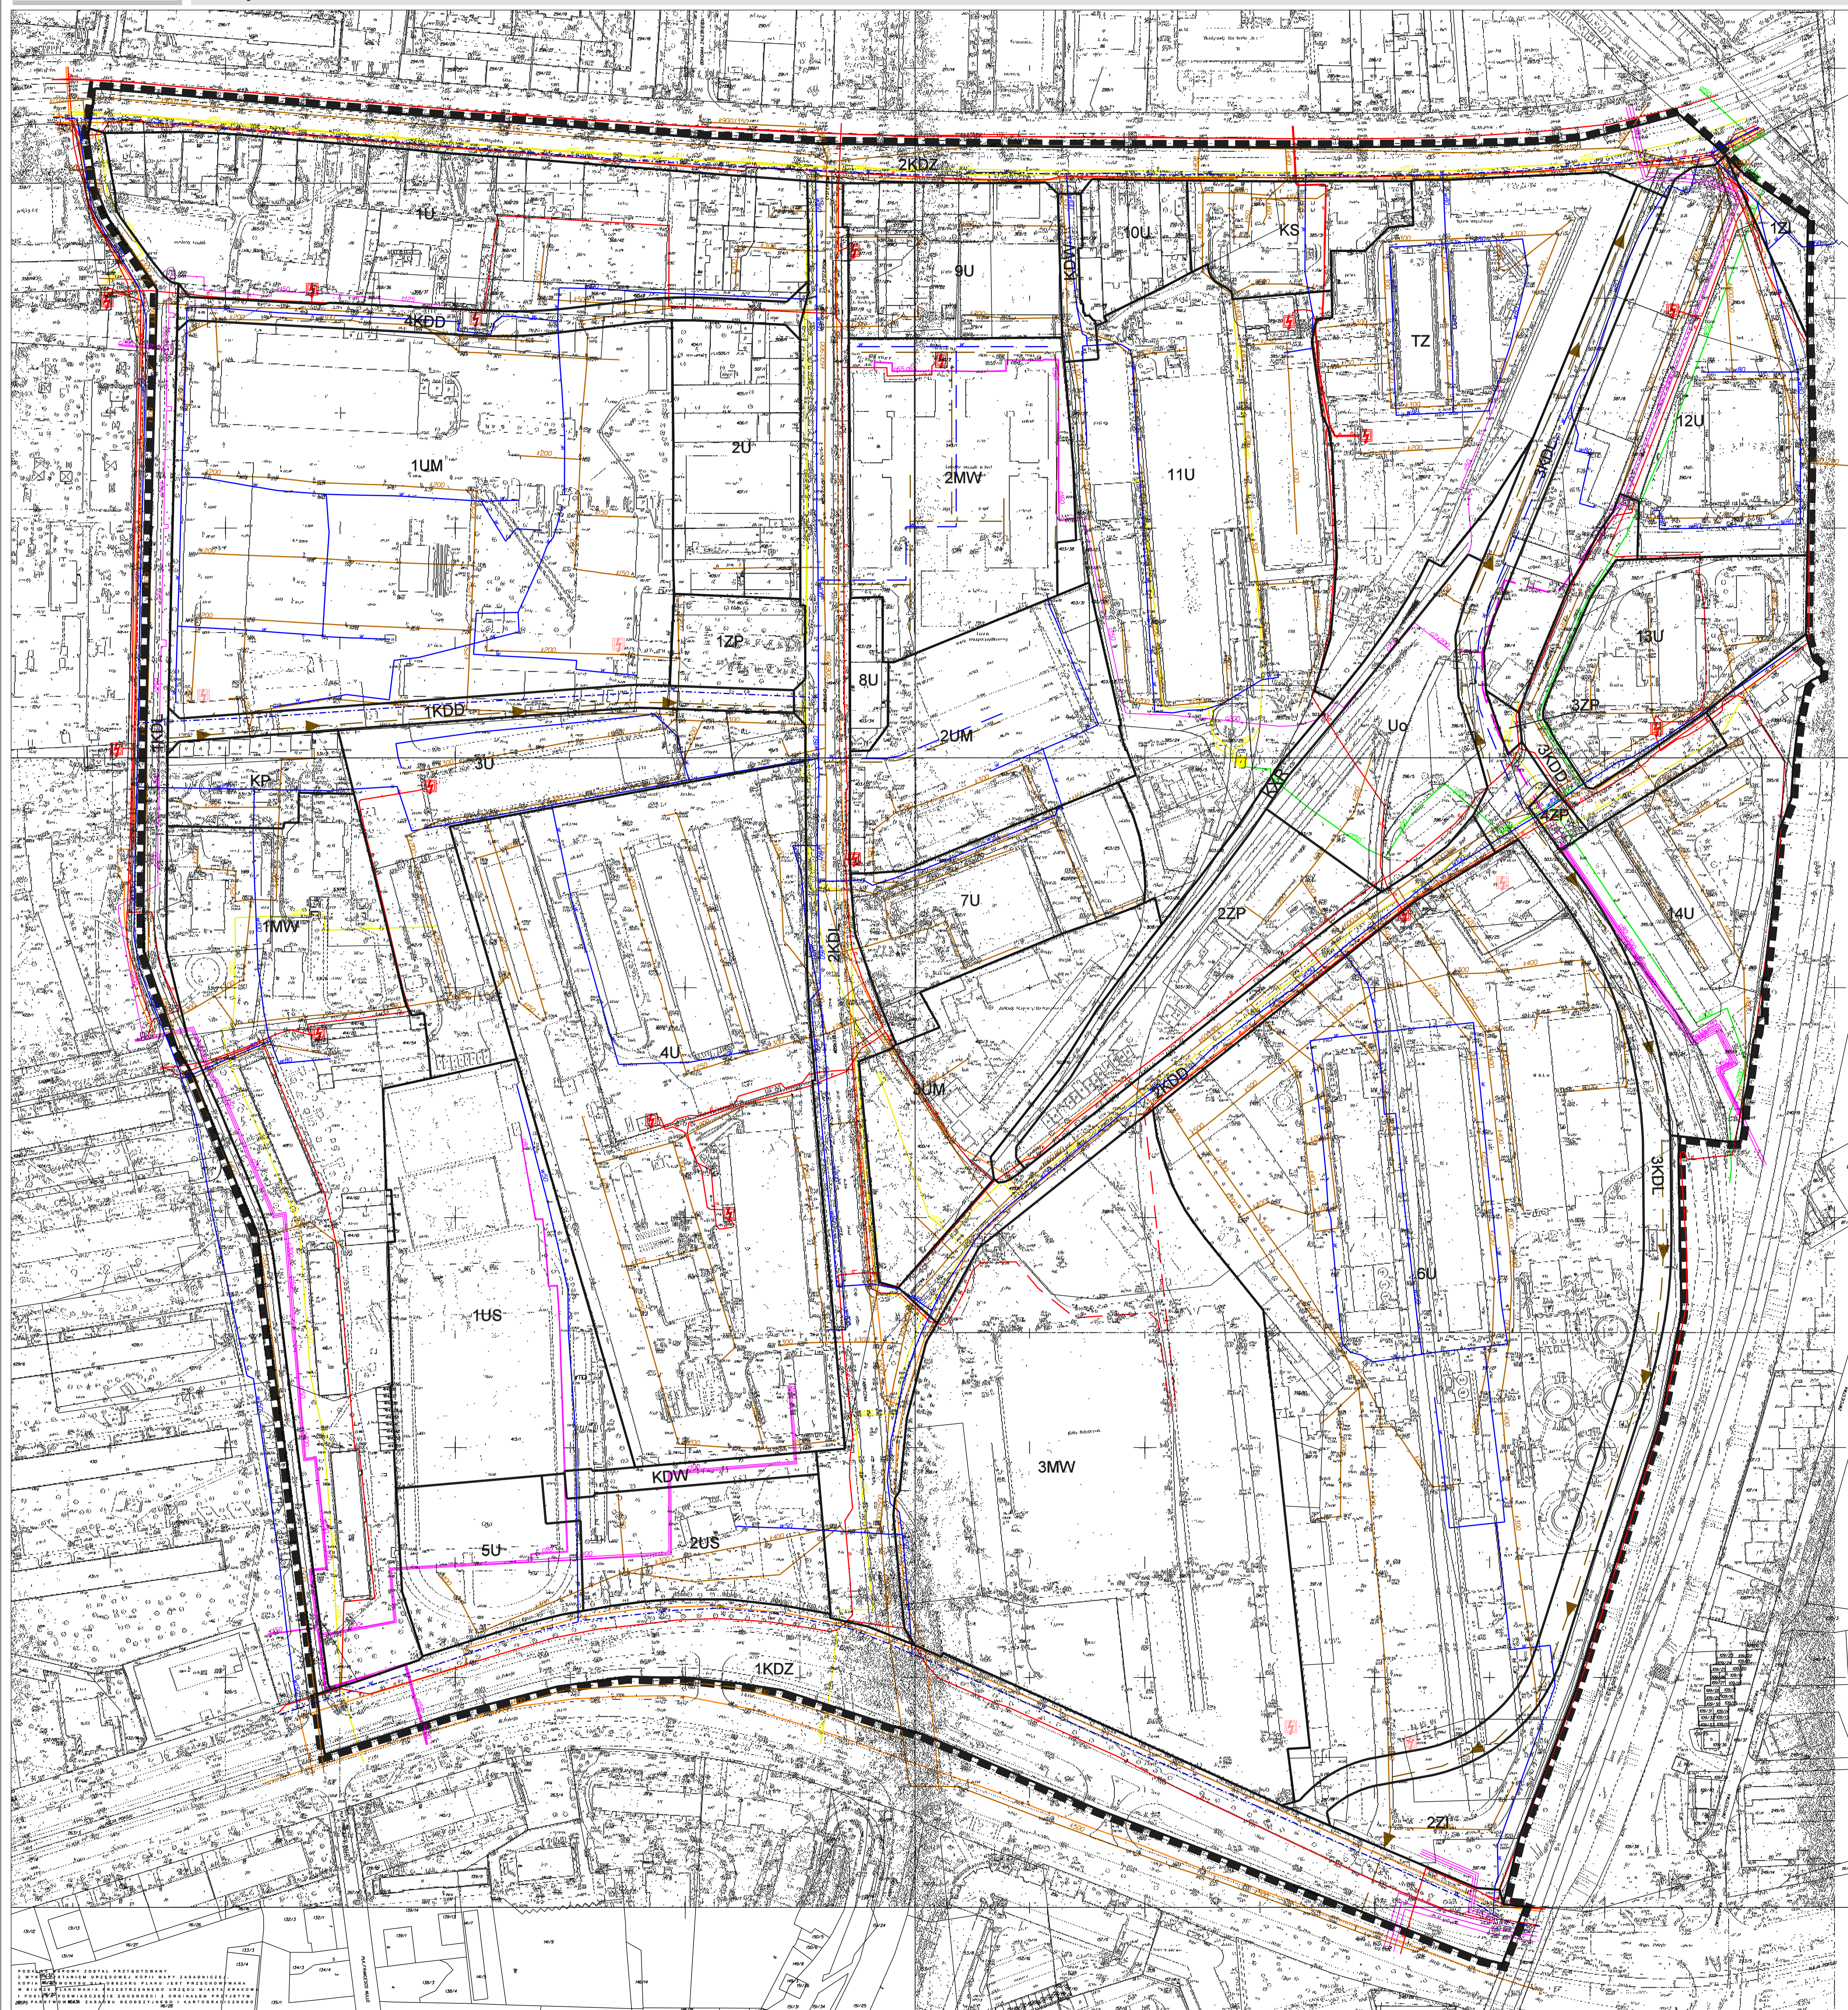

LEGENDA:

	GRANICA OBSZARU OBJĘTEGO PLANEM
	LINE ROZGRANICZAJĄCE TERENY O RÓŻNYM SPOSOBIE UŻYTKOWANIA
	MW TERENY ZABUDOWY MIESZKANIOWEJ WIELOBLODOWEJ
	UM TERENY ZABUDOWY USŁUGOWO - MIESZKANIOWEJ
	U TERENY ZABUDOWY USŁUGOWEJ
	Uo TEREN ZABUDOWY USŁUG PUBLICZNYCH - OSWIATY I KULTURY
	US TERENY SPORTU I REKREACJI
	ZP TERENY ZIELI URZĄDZONEJ
	ZI TERENY ZIELI IZOLACYJNEJ
TERENY TRAS KOMUNIKACYJNYCH	
	KDZ TERENY PUBLICZNYCH DRÓG ZBIORCZYCH
	KDL TERENY PUBLICZNYCH DRÓG LOKALNYCH
	KDD TERENY PUBLICZNYCH DRÓG DOJAZDOWYCH
	KDW TERENY DRÓG WEWNĘTRZNYCH
	KXR TERENY WYDZIELONEGO CIĄGU PIESZO ROWEROWEGO
	KS TEREN OBSŁUGI KOMUNIKACYJNEJ
	TZ TEREN ZAMKNIĘTY
	KP TEREN PARKINGU
ZAPOATRZENIE W WODĘ	
	ISTNIEJĄCA SIĘĆ WODOCIĄGOWA
	PROJEKTOWANA SIĘĆ WODOCIĄGOWA
	SIĘĆ WODOCIĄGOWA DO PRZEBUDOWY
KANALIZACJA	
	ISTNIEJĄCA KANALIZACJA OGÓLNOPLAWNA
	PROJEKTOWANA KANALIZACJA
GAZOWNICTWO	
	ISTNIEJĄCY GAZOCIĄG NISKIEGO CIŚNIENIA
	ISTNIEJĄCY GAZOCIĄG ŚREDNIEGO CIŚNIENIA
	ISTNIEJĄCA STACJA REDUKCYJNA GAZU
ELEKTROENERGETYKA	
	ISTNIEJĄCA SIĘĆ ELEKTROENERGETYCZNA
	PROJEKTOWANA SIĘĆ ELEKTROENERGETYCZNA
	ISTNIEJĄCE STACJE TRAFÓ
	PROJEKTOWANE STACJE TRAFÓ
	STACJA TRAFÓ DO PRZEBUDOWY
CIEPŁOWNICTWO	
	ISTNIEJĄCA SIĘĆ CIEPŁOWNICZA
	PROJEKTOWANA SIĘĆ CIEPŁOWNICZA
TELETECHNIKA	
	ISTNIEJĄCA SIĘĆ TELETECHNICZNA

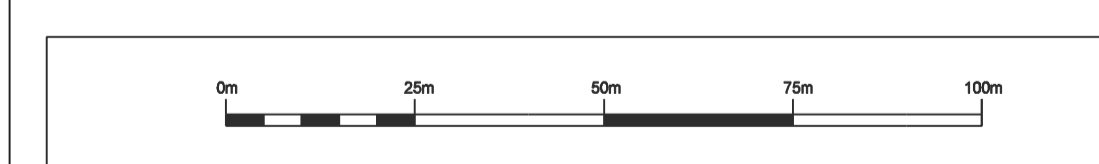

WYKONANO W SKALACH: 1:1000
 WYKONANO W SKALACH: 1:1000
 WYKONANO W SKALACH: 1:1000
 WYKONANO W SKALACH: 1:1000

INWESTOR URZĄD MIASTA KRAKOWA	INWESTOR	URZĄD MIASTA KRAKOWA
	TEMAT	MIEJSCOWY PLAN ZAGOSPODAROWANIA PRZESTRZENNEGO OBSZARU "CYSTERSÓW" W KRAKOWIE
PROJEKTOWY BIURO PROJEKTOWE "KRAKOWSKI BUDOWNICTWO"	PROJEKTOWY	BIURO PROJEKTOWE "KRAKOWSKI BUDOWNICTWO"
	PROJEKTOWY	PROJEKTOWY MIEJSCOWY PLAN ZAGOSPODAROWANIA PRZESTRZENNEGO OBSZARU "CYSTERSÓW" W KRAKOWIE
DATA WYKONANIA	DATA WYKONANIA	15.05.2024
	DATA UZGODNIENIA	15.05.2024
GŁÓWNY PROJEKTANT	INŻENIER	mgr inż. Elżbieta Kłobucka
	PROJEKTOWY	mgr inż. Andrzej Bielecki
PROJEKTOWY	PROJEKTOWY	mgr inż. Anna Dębska
	PROJEKTOWY	mgr inż. Tomasz Adamczyk
DOPROWADZENIE	DOPROWADZENIE	mgr inż. Anna Dębska
	DOPROWADZENIE	mgr inż. Tomasz Adamczyk
KONSERWACJA	KONSERWACJA	mgr inż. Tomasz Adamczyk
	KONSERWACJA	mgr inż. Anna Dębska
MONTAŻ	MONTAŻ	mgr inż. Tomasz Adamczyk
	MONTAŻ	mgr inż. Anna Dębska
MONTAŻ	MONTAŻ	mgr inż. Tomasz Adamczyk
	MONTAŻ	mgr inż. Anna Dębska