

MIEJSCOWY PLAN ZAGOSPODAROWANIA PRZESTRZENNEGO OBSZARU "ŻABINIEC-POŁUDNIE" W KRAKOWIE

ZASADY UZBROJENIA TERENU - PROJEKT
ZAŁĄCZNIK NR 2 DO UCHWAŁY NR RADY MIASTA KRAKOWA Z DNIA

SKALA 1:1000



LEGENDA:

OZNACZENIA FORMALNE

- GRANICA OBSZARU OBJĘTEGO PLANEM
- LINIE ROZGRANICZAJĄCE TERENY O RÓŻNYM PRZEZNACZENIU LUB RÓŻNYCH ZASADACH ZAGOSPODAROWANIA
- OBOWIĄZUJĄCE LINIE ZABUDOWY
- NIEPZERKACZALNE LINIE ZABUDOWY

TERENY ZABUDOWY MIESZKANOWEJ

- UM** TERENY ZABUDOWY USŁUGOWO - MIESZKANOWEJ (UM - 6UM)

TERENY ZABUDOWY USŁUGOWEJ

- U** TERENY ZABUDOWY USŁUGOWEJ (U - 6U)

TERENY ZIELENI

- ZF** TERENY ZIELENI FORTECZNEJ
- ZI** TERENY ZIELENI IZOLACYJNEJ (ZI - 6ZI)

TERENY ZAMKNIĘTE

- TZ** TERENY ZAMKNIĘTE (TZ - 14TZ)

TERENY TRAS KOMUNIKACYJNYCH

- KDGP** TEREN PUBLICZNEJ DRÓG GŁÓWNEJ RUCHU PRZYSZESZONOGO
- KDZ** TEREN PUBLICZNEJ DRÓG ZBIORCZEJ (KDZ - 2KDZ)
- KDZ+** TERENY PUBLICZNYCH DRÓG ZBIORCZYCH Z TRAMWAJEM
- KDL** TERENY PUBLICZNYCH DRÓG LOKALNYCH (KDL - 3KDL)
- KDD** TERENY PUBLICZNEJ DRÓG DOJAZDOWEJ (KDD - 6KDD)
- KS** TERENY OBSŁUGI KOMUNIKACYJNEJ (KS - 3KS)

ZAPATRZENIE W WODĘ

- ISTNIEJĄCA SIĘĆ WODOCIĄGOWA
- PROJEKTOWANA SIĘĆ WODOCIĄGOWA

KANALIZACJA

- ISTNIEJĄCA KANALIZACJA OGÓLNOŚPLAWNA
- PROJEKTOWANA KANALIZACJA OGÓLNOŚPLAWNA
- ISTNIEJĄCA KANALIZACJA OPADOWA

GAZOWNICTWO

- ISTNIEJĄCY GAZOCIĄG NISKIEGO CIŚNIENIA
- PROJEKTOWANY GAZOCIĄG NISKIEGO CIŚNIENIA
- ISTNIEJĄCY GAZOCIĄG NISKIEGO CIŚNIENIA DO LIKWIDACJI
- ISTNIEJĄCY GAZOCIĄG ŚREDNIEGO CIŚNIENIA

ELEKTROENERGETYKA


- ISTNIEJĄCA SIĘĆ ELEKTROENERGETYCZNA ŚREDNIEGO NAPIĘCIA
- ISTNIEJĄCE STACJE TRANSFORMATOROWE ŚN-VN

CIEPŁOWNICTWO

- ISTNIEJĄCA SIĘĆ CIEPŁOWNICZA

TELETECHNIKA

- ISTNIEJĄCA SIĘĆ TELEKOMUNIKACYJNA

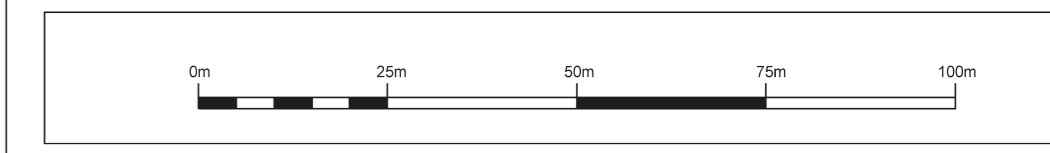

INWESTOR	GMINA MIEŚKKA KRAKÓW	
	MIEJSCOWY PLAN ZAGOSPODAROWANIA PRZESTRZENNEGO	
TYTUŁ	ZAGOSPODAROWANIE PRZESTRZENNE	
	PROJEKT MIEJSCOWEGO PLANU ZAGOSPODAROWANIA PRZESTRZENNEGO	
AUTOR	BIURO PROJEKTOWO-KONSTRUKCYJNE	
	KRAKÓW S.A.	
TYTUŁ (PRZEKAZ)	ZAGOSPODAROWANIE TERENU - PROJEKT	
	MIEJSCOWY PLAN ZAGOSPODAROWANIA PRZESTRZENNEGO	
WZROST	NR 2015/2015/2015	NR RYSUNKU 2
DATA WYKONANIA	2015	SKALA 1:1000
IMI / NAZWIŚKO	NR 011 / NR UPRZEMIAN	PODPIS
GŁÓWNY PROJEKTANT	mgr inż. Andrzej Bielecki	KT-02
ZADANIE PRACOWNIKÓW PROJEKTANTA	mgr inż. Sebastian Chwałczak	
WSPÓŁPRACOWNICY	mgr inż. Dawid Piś	
	mgr inż. Sławomir Kozłowski	
OPRACOWANIE	mgr inż. Sławomir Kozłowski	
	mgr inż. Sławomir Kozłowski	
OPRACOWANIE	mgr inż. Anna Góralczyk	
	mgr inż. Anna Góralczyk	
KOMUNIKACJA	mgr inż. Sławomir Kozłowski	nr. 1000
	mgr inż. Sławomir Kozłowski	nr. 1000
REDAKTOR	mgr inż. Sławomir Kozłowski	
	mgr inż. Sławomir Kozłowski	
KONTOURNI ZAKŁAD	mgr inż. Sławomir Kozłowski	
	mgr inż. Sławomir Kozłowski	