


# MIEJSCOWY PLAN ZAGOSPODAROWANIA PRZESTRZENNEGO OBSZARU "REJON ULICY PACHOŃSKIEGO"

RYSUNEK UZBROJENIA TERENU - ZAŁĄCZNIK NR 2 DO UCHWAŁY NR VII/83/07 RADY MIASTA KRAKOWA Z DNIA 28 LUTEGO 2007 ROKU SKALA 1:1000

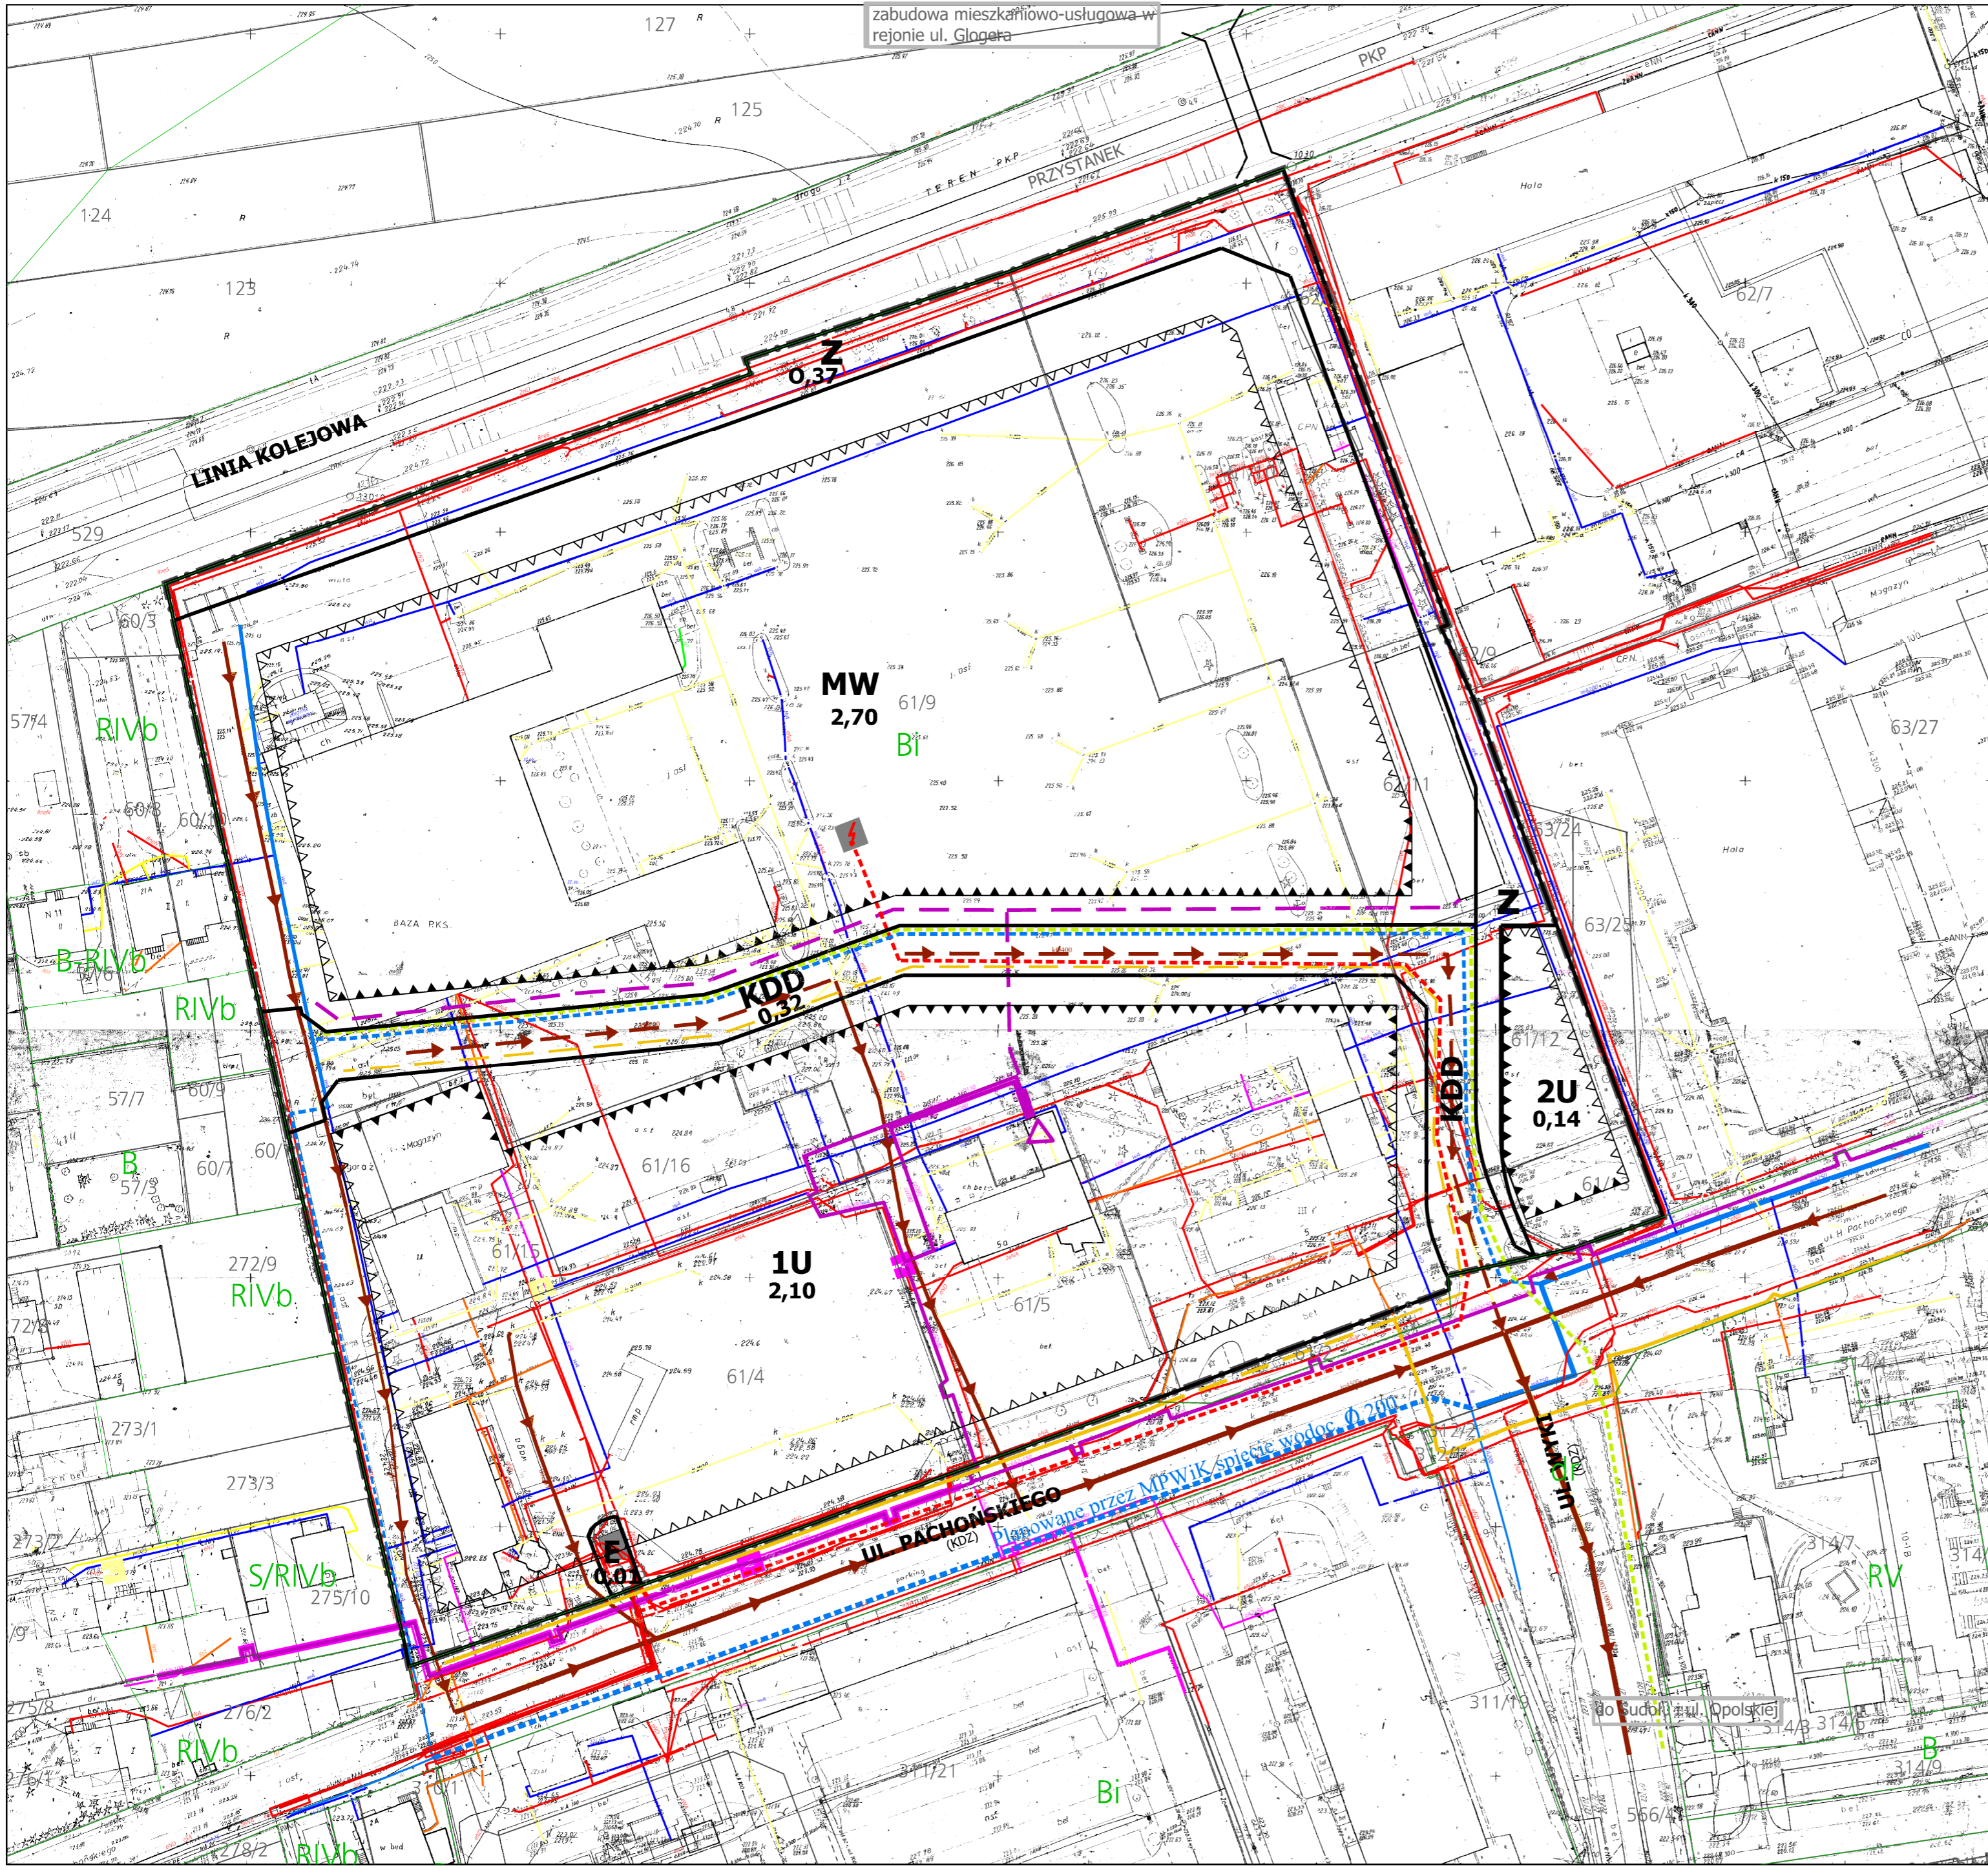

**LEGENDA:**

- Granice obszaru objętego planem
- Linie rozgraniczające tereny o różnym przeznaczeniu lub różnych zasadach zagospodarowania
- MW** tereny zabudowy mieszkaniowej wielorodzinnej
- 1U 2U** tereny zabudowy usługowej
- Z** tereny zieleni ochronnej
- E** tereny urządzeń elektroenergetycznych
- KDD** tereny dróg publicznych - ulice dojazdowe
- obowiązujące linie zabudowy
- nieprzeznaczalne linie zabudowy

**PODSTAWOWE ELEMENTY SYSTEMU UZBROJENIA TERENU**

- istniejąca sieć wodociągowa
- projektowana sieć wodociągowa
- istniejąca sieć kanalizacji ogólnospławnej
- projektowana sieć kanalizacji ogólnospławnej
- istniejące linie kablowe telekomunikacyjne
- projektowane linie kablowe telekomunikacyjne
- istniejące ciepłociągi
- projektowane ciepłociągi
- istniejąca stacja transformatorowa SN/NN
- istniejące linie energetyczne średniego napięcia
- rejon lokalizacji projektowanej stacji transformatorowej wewnętrznej (lub wolnostojącej) SN/NN
- projektowane linie energetyczne średniego napięcia
- projektowane gazociągi

**ISTNIEJĄCE ELEMENTY SIECI DO ZACHOWANIA LIKWIDACJI LUB PRZEŁOŻENIA W DOSTOSOWANIU DO POTRZEB WYNIKAJĄCYCH ZE STOPNIA PRZEKSZTAŁCEN TERENU DLA NOWYCH FUNKCJI**

- istniejąca sieć wodociągowa
- istniejąca sieć kanalizacji ogólnospławnej
- istniejące linie kablowe telekomunikacyjne
- istniejące ciepłociągi
- istniejące linie elektroenergetyczne niskiego i średniego napięcia w tym oświetlenie



Miejscowy plan zagospodarowania przestrzennego obszaru "rejon ul. Pachońskiego"	
Główny projektant	mgr inż. arch. Jerzy Grzymek
Zespół projektowy	mgr inż. arch. Andrzej Zastawnik mgr inż. arch. Anna Grzymek
Współpraca	mgr inż. arch. Waldemar Bober
Jednostka projektowa	ARCHITEKTONICZNO-URBANISTYCZNA PRACOWNIA M.A.M. 31-026 Kraków ul. Radziwiłłowska 33
Kraków, Grudzień 2006 r.	