


RZUT DACHU

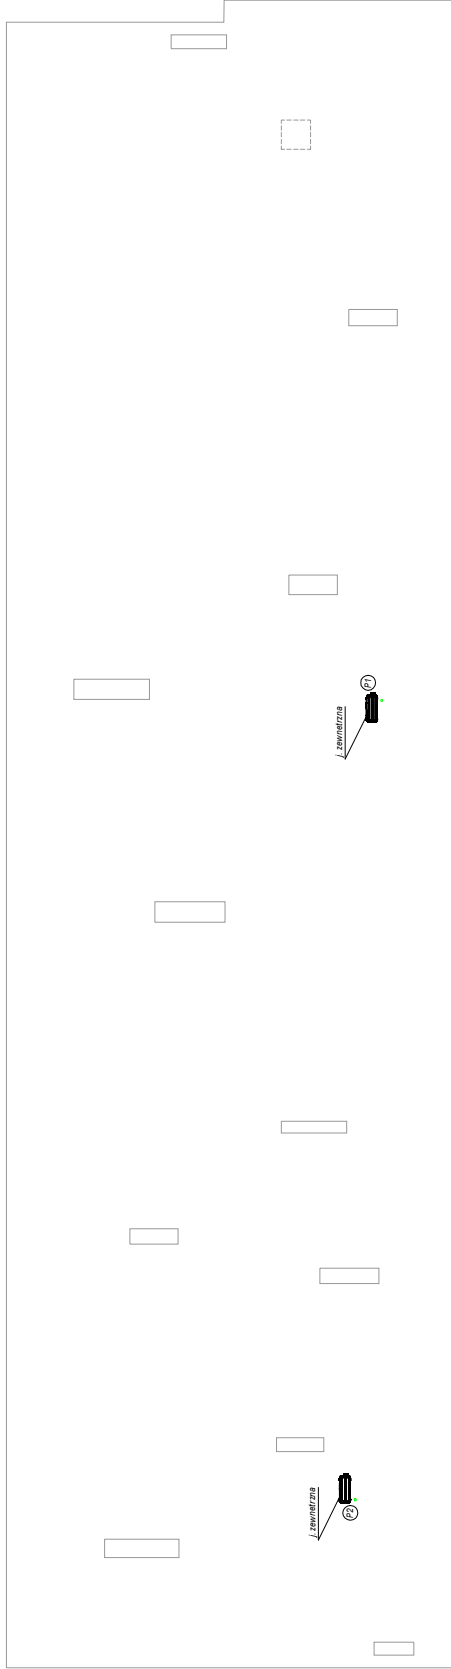

LEGENDA:

-  INSTALACJA FREONOWA
-  INSTALACJA ODPROWADZENIA SKROPLIN
-  JEDNOSTKA WEWNĘTRZNA KLIMATYZATORA
-  JEDNOSTKA ZEWNĘTRZNA KLIMATYZATORA
-  PION INSTALACJI FREONOWEJ

TYTUŁ PROJEKTU	ZESTAW PROJEKTOWY	DATA	POPIS
KLIMATYZACJA WYBRANYCH POMIESZCZEŃ W BUDYNKU ŻŁOBKA SAMODZAJOWEGO NR 23 W KRAKOWIE, UL. SŁONIWA 7, M.A.Z. NR 133, OBIEKT 11 - JEDN. EWID. PODGÓRZE	OPISOWA	09.2022	
	nr. dz. projektu MAP.5097/PWS/13		
TYTUŁ PROJEKTU: RZUT DACHU			
TYTUŁ PROJEKTU: ŻŁOBEK SAMODZAJOWY nr 23 KRAKÓW, ul. SŁONIWA 7		SKALA: 1:100	WZROSTK: 02
LOKAL	PIW	AR	