


MIEJSCOWY PLAN ZAGOSPODAROWANIA PRZESTRZENNEGO OBSZARU "CYSTERSÓW" W KRAKOWIE

ZASADY UZBROJENIA TERENU
ZAŁĄCZNIK NR 2 DO UCHWAŁY NR CV/1411/10 RADY MIASTA KRAKOWA Z DNIA 7 LIPCA 2010 r.

SKALA 1:1000

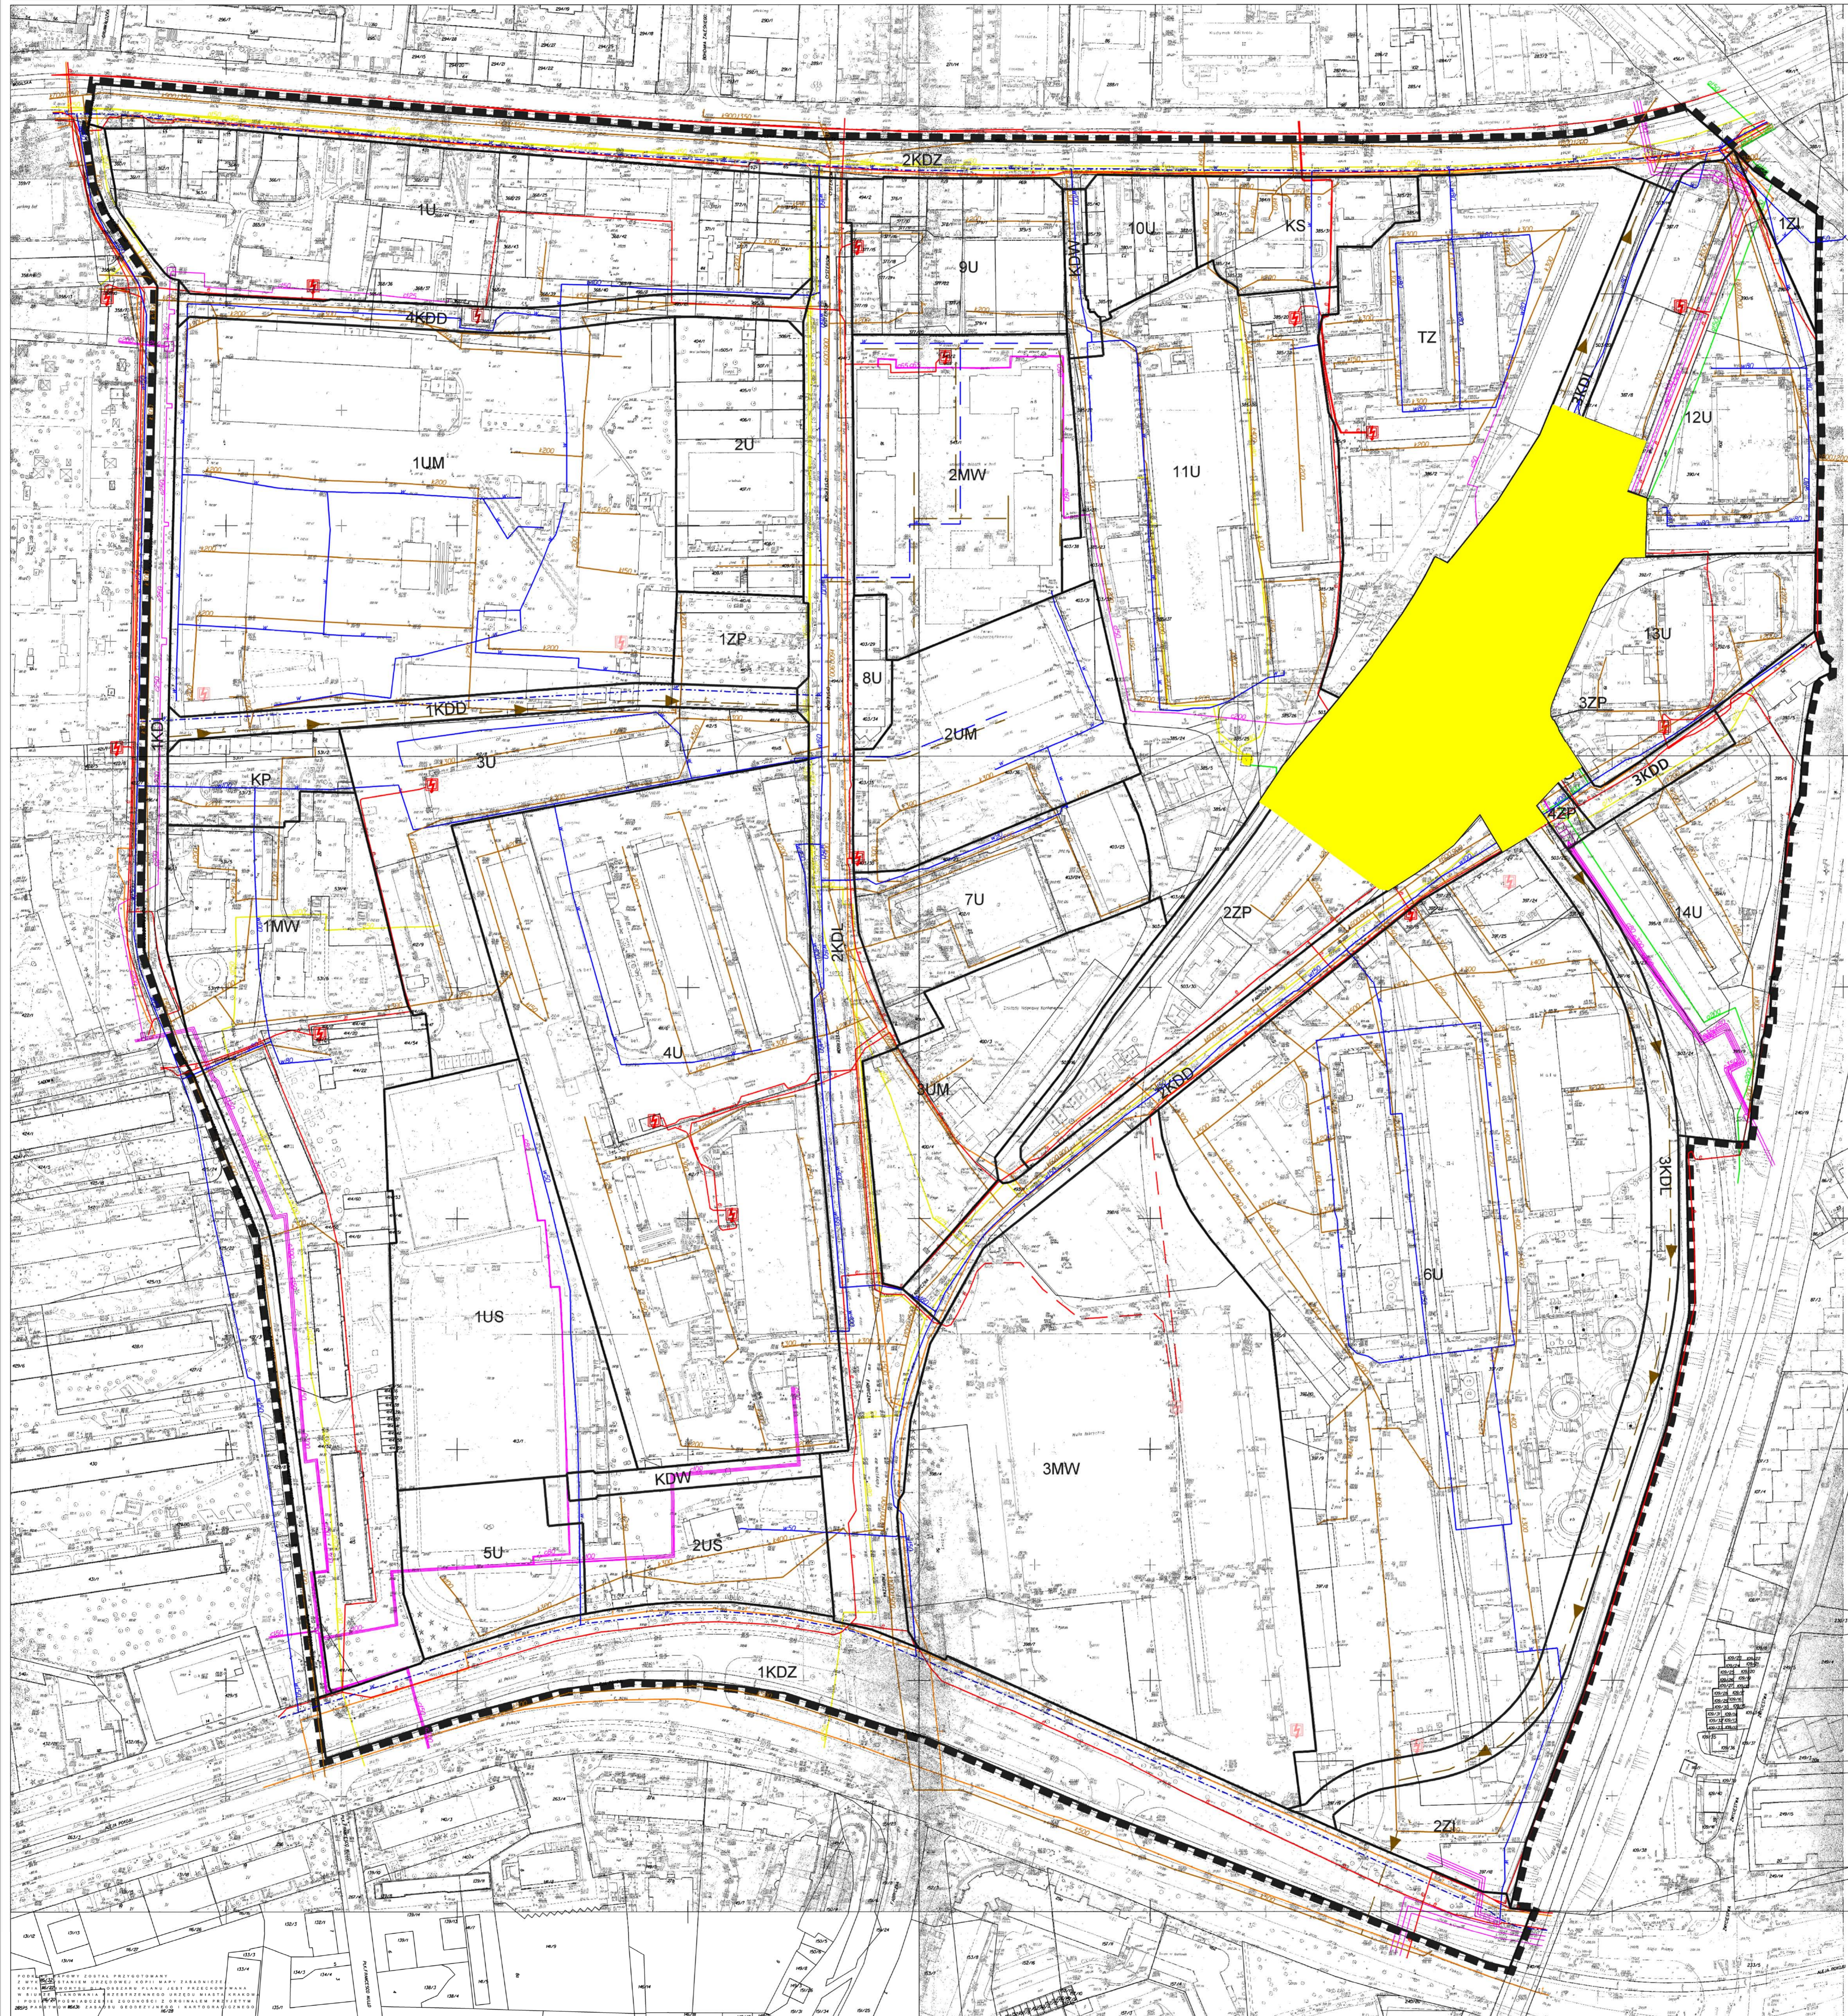

- LEGENDA:**
- GRANICA OBSZARU OBJĘTEGO PLANEM
 - LINIE ROZGRANICZAJĄCE TERENY O RÓŻNYM SPOSOBIE UŻYTKOWANIA
 - TERENY ZABUDOWY MIESZKANIOWEJ I WIELORODZINNEJ
 - TERENY ZABUDOWY USŁUGOWO - MIESZKANIOWEJ
 - TERENY ZABUDOWY USŁUGOWEJ
 - TEREN ZABUDOWY USŁUG PUBLICZNYCH - OŚWIATY I KULTURY
 - TERENY SPORTU I REKREACJI
 - TERENY ZIELENI URZĄDZONEJ
 - TERENY ZIELENI IZOLACYJNEJ
- TERENY TRAS KOMUNIKACYJNYCH**
- TERENY PUBLICZNYCH DRÓG ZBIORCZYCH
 - TERENY PUBLICZNYCH DRÓG LOKALNYCH
 - TERENY PUBLICZNYCH DRÓG DOJAZDOWYCH
 - TERENY DRÓG WEWNĘTRZNYCH
 - TERENY WYDZIELONEGO CIĄGU PIESZO ROWEROWEGO
 - TEREN OBSŁUGI KOMUNIKACYJNEJ
 - TEREN ZAMKNIĘTY
 - TEREN PARKINGU
- ZAOPATRZENIE W WODĘ**
- ISTNIEJĄCA SIĘĆ WODOCIĄGOWA
 - PROJEKTOWANA SIĘĆ WODOCIĄGOWA
 - SIĘĆ WODOCIĄGOWA DO PRZEBUDOWY
- KANALIZACJA**
- ISTNIEJĄCA KANALIZACJA OGÓLNOŚPRAWNA
 - PROJEKTOWANA KANALIZACJA
- GAZOWNICTWO**
- ISTNIEJĄCY GAZOCIĄG NISKIEGO CIŚNIENIA
 - ISTNIEJĄCY GAZOCIĄG ŚREDNIEGO CIŚNIENIA
 - ISTNIEJĄCA STACJA REDUKCYJNA GAZU
- ELEKTROENERGETYKA**
- ISTNIEJĄCA SIĘĆ ELEKTROENERGETYCZNA
 - PROJEKTOWANA SIĘĆ ELEKTROENERGETYCZNA
 - ISTNIEJĄCE STACJE TRAFU
 - PROJEKTOWANE STACJE TRAFU
 - STACJA TRAFU DO PRZEBUDOWY
- CIEPŁOWNICTWO**
- ISTNIEJĄCA SIĘĆ CIEPŁOWNICZA
 - PROJEKTOWANA SIĘĆ CIEPŁOWNICZA
- TELETECHNIKA**
- ISTNIEJĄCA SIĘĆ TELETECHNICZNA
- TERENY DLA KTÓRYCH OD DNIA 30 MARCA 2024 R. OBOWIĄZUJE MPZP OBSZARU "FABRYCZNA"

		INWESTOR GMINA MIEJSKA KRAKÓW	
TEMAT MIEJSCOWY PLAN ZAGOSPODAROWANIA PRZESTRZENNEGO OBSZARU "CYSTERSÓW" W KRAKOWIE		NR DZIENNIKA URZĘDOWEGO	
NAZWA MIEJSCOWY PLAN ZAGOSPODAROWANIA PRZESTRZENNEGO OBSZARU "CYSTERSÓW"		NR DZIENNIKA URZĘDOWEGO	
FAZA Ia		NR DZIENNIKA URZĘDOWEGO	
Tytuł rysunku ZASADY UZBROJENIA TERENU		NR RYSUNKU 2	
LIMITY NR NR 0100/0000000000		NR DZIENNIKA URZĘDOWEGO KT 181 (str. 48, 49)	
DATA UJEDNOLICZENIA LIPiec 2010 r.		SKALA 1:1000	
GŁÓWNY PROJEKTANT mgr inż. Andrzej Ryszard Kozłowski		PROJEKTOWAŁ mgr inż. Andrzej Ryszard Kozłowski	
ZAPISOWAŁ mgr inż. Andrzej Ryszard Kozłowski		PROJEKTOWAŁ mgr inż. Andrzej Ryszard Kozłowski	
WYKONAŁ mgr inż. Andrzej Ryszard Kozłowski		PROJEKTOWAŁ mgr inż. Andrzej Ryszard Kozłowski	
OCENIŁA mgr inż. Anna Gajdosz		PROJEKTOWAŁ mgr inż. Andrzej Ryszard Kozłowski	
KOMUNIKACJA mgr inż. Stanisław Abramczyk		PROJEKTOWAŁ mgr inż. Andrzej Ryszard Kozłowski	
INFRASTRUKTURA mgr inż. Janusz Biedziński		PROJEKTOWAŁ mgr inż. Andrzej Ryszard Kozłowski	
WYKONAŁ mgr inż. Andrzej Ryszard Kozłowski		PROJEKTOWAŁ mgr inż. Andrzej Ryszard Kozłowski	