


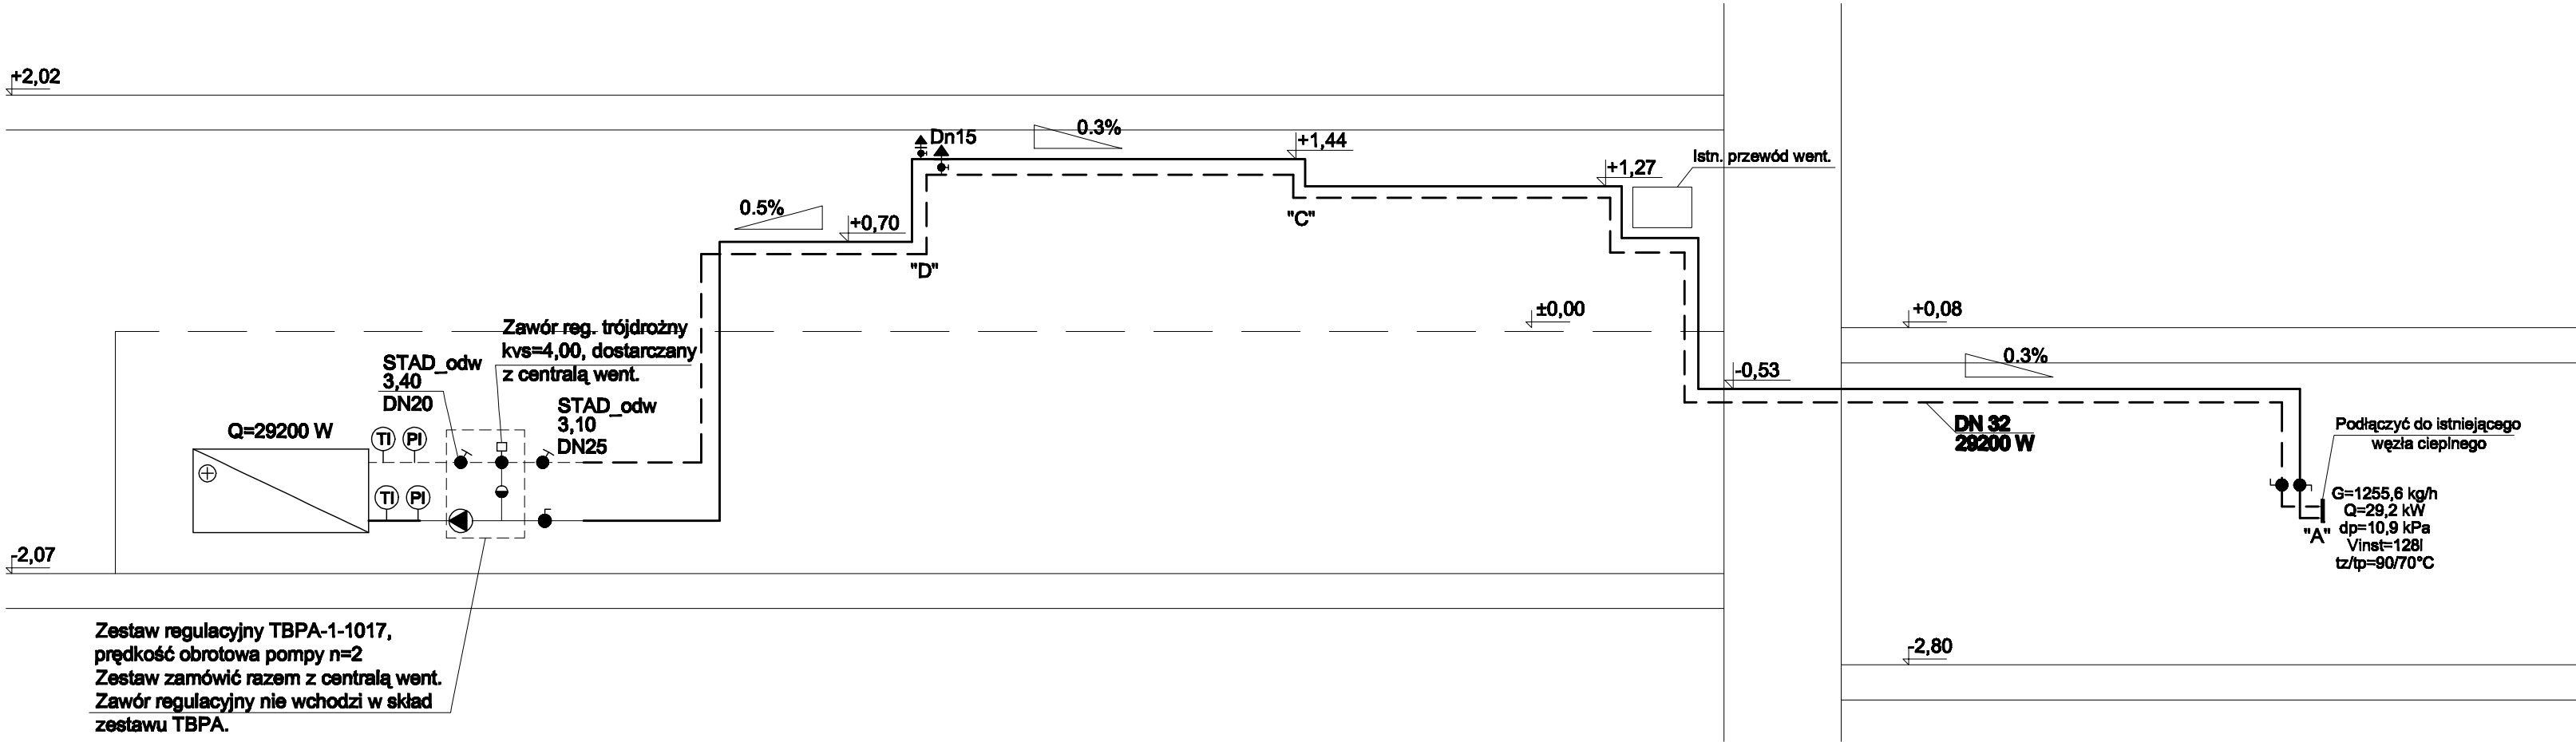

Zestaw regulacyjny TBPA-1-1017,
prędkość obrotowa pompy n=2
Zestaw zamówić razem z centralą went.
Zawór regulacyjny nie wchodzi w skład
zestawu TBPA.

LEGENDA:

- Instalacja ciepła techn. dla wentylacji - temperatura zasilania 90°C
- - Instalacja ciepła techn. dla wentylacji - temperatura powrotu 70°C
- DN 32 29200 W Rurociągi stalowe, bez szwu, wg PN-H-74219 średnica nom. 32mm
- Q=29200 W Nagrzewnica wodna w centrali went.-system 4NW moc grzewcza 29,2kW
- STAD_odw 3,40 DN20 Zawór równoważąco-pomiarowy STAD f-my T&A z odwodnieniem, nastawa:3.40, średnica nom. 20mm
- Zawór kulowy (średnica nom. równa średnicy rurociągu)
- Zawór zwrotny
- Pompa obiegowa nagrzewnicy
- TI Termometr, zakres 0-100°C
- PI Manometr, zakres 0-0,6MPa
- Odpowietrznik automatyczny z zaworem kulowym, średnica nom. 15mm
- 0,53 Rzędna osi rurociągów

Punkty charakterystyczne, np. "A" - patrz rzuty instalacji c.t. i chłodniczej

PRACOWNIA PROJEKTOWA INSTALACJI SANITARNYCH "INSTALATOR"	Nazwa projektu: SALA TANCA PRZY OŚRODKU KULTURY im. KAMILA CYPRIANA NORWIDA WENTYLACJA I KLIMATYZACJA					
	Treść rysunku:		Rozwinięcie Instalacji c.t.			
	Inwestor: Ośrodek Kultury im. Kamila Cypriana Norwida Adres inwestycji: KRAKÓW, os.GÓRALI 4; DZ. NR 109					
	Stadium PW	Symbol:	Branża: INSTALACYJNA	Data: 05.2009	SKALA 1: 50	Nr ark. WK-9
	Projektant: inż. Ewa Urban			Nr upr.proj. 350/83		
	Asystent projektanta: mgr inż. Tomasz Kaczmarczyk					
	Sprawdził: mgr inż. Stefania Pawłowska			Nr upr.proj. 93/2001		