


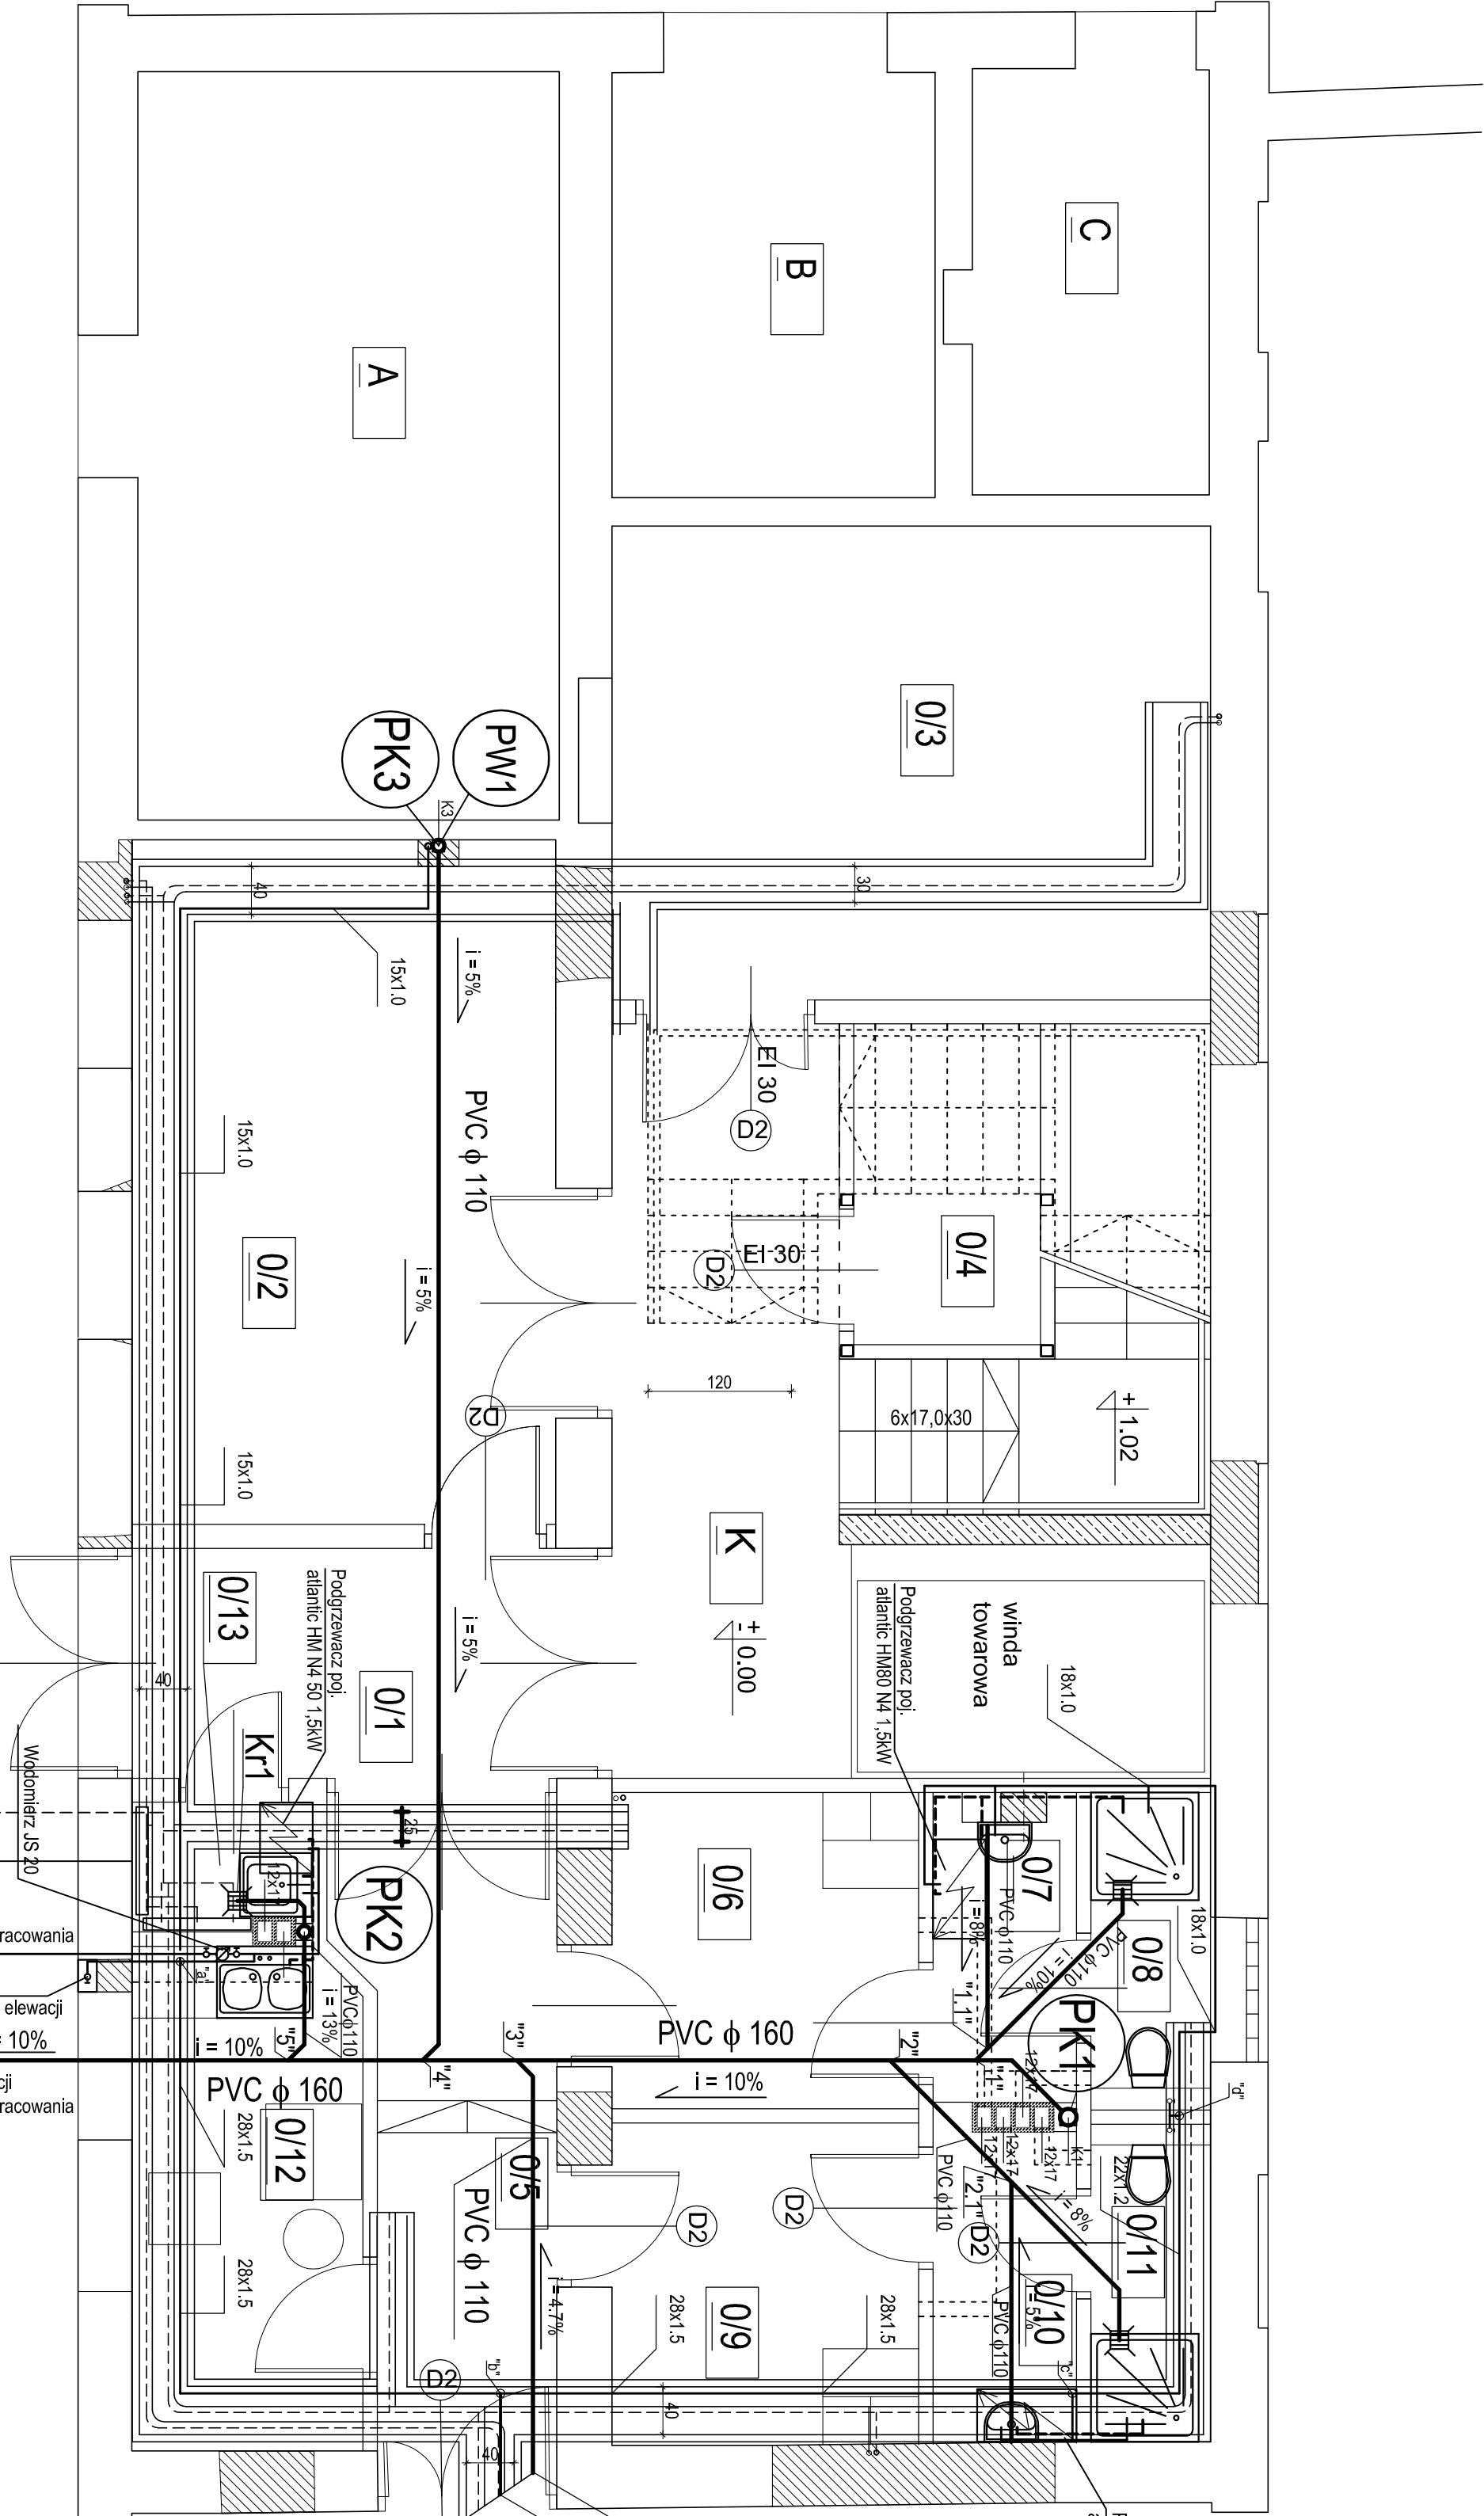

Oznaczenia:

- przewody kanalizacyjne
- przewody wody ciepłej
- przewody wody zimnej
- pion kanalizacyjny
- pion wodociągowy
- podgrzewacz pojemnościowy

Kr - kratka ściekowa

NR pom.	Funkcja pomieszczenia	Posadzka	Pu m ²
K	Klatka schodowa	posadzka przemysłowa	33,7 m ²
0/1	hol	posadzka przemysłowa	7,4 m ²
0/2	pom. przekazywania zbior.	posadzka przemysłowa	20,1 m ²
0/3	pom. magazynowe	posadzka przemysłowa	17,8 m ²
0/4	maszynownia	posadzka przemysłowa	4,18 m ²
0/5	korytarz	posadzka przemysłowa	9,4 m ²
0/6	szafla	plytki ceramiczne	6,7 m ²
0/7	przedstonek	plytki ceramiczne	3,1 m ²
0/8	natysek + WC	plytki ceramiczne	2,6 m ²
0/9	szafla	plytki ceramiczne	6,8 m ²
0/10	przedstonek	plytki ceramiczne	3,1 m ²
1/11	natysek + WC	plytki ceramiczne	2,65 m ²
0/12	połój śniadań	plytki ceramiczne	8,4 m ²
0/13	pom. sprzątałki	plytki ceramiczne	1,8 m ²
OGÓŁEM			113,15

		PRACOWNIE KONSERWACJI ZABYTEKÓW "ARKONA"		Spółka z o.o.	
31 - 115 Kraków, pl. Sikorskiego 3/8					
umowa z dnia: UP/22/2008		Miejscowość : Kraków, ul. Wawrzyńca			
Temat rysunku: Projekt wykonawczy remontu i przebudowy budynku C - instalacje wod.-kan.		Obiekt : Budynek C			
RZUT PARTERU- INSTALACJA WOD.-KAN.		Skala : 1 : 50		Data : VIII, 2008	
Projektowała: mgr inż. Elżbieta Figula upr. UAN 94/80 upr. kons. PSOZ 409/94		Sprawdził: mgr inż. Jerzy Klekiewicz upr. BPP 224/80 upr. kons. PSOZ 79/86		Nr rysunku : 2	