


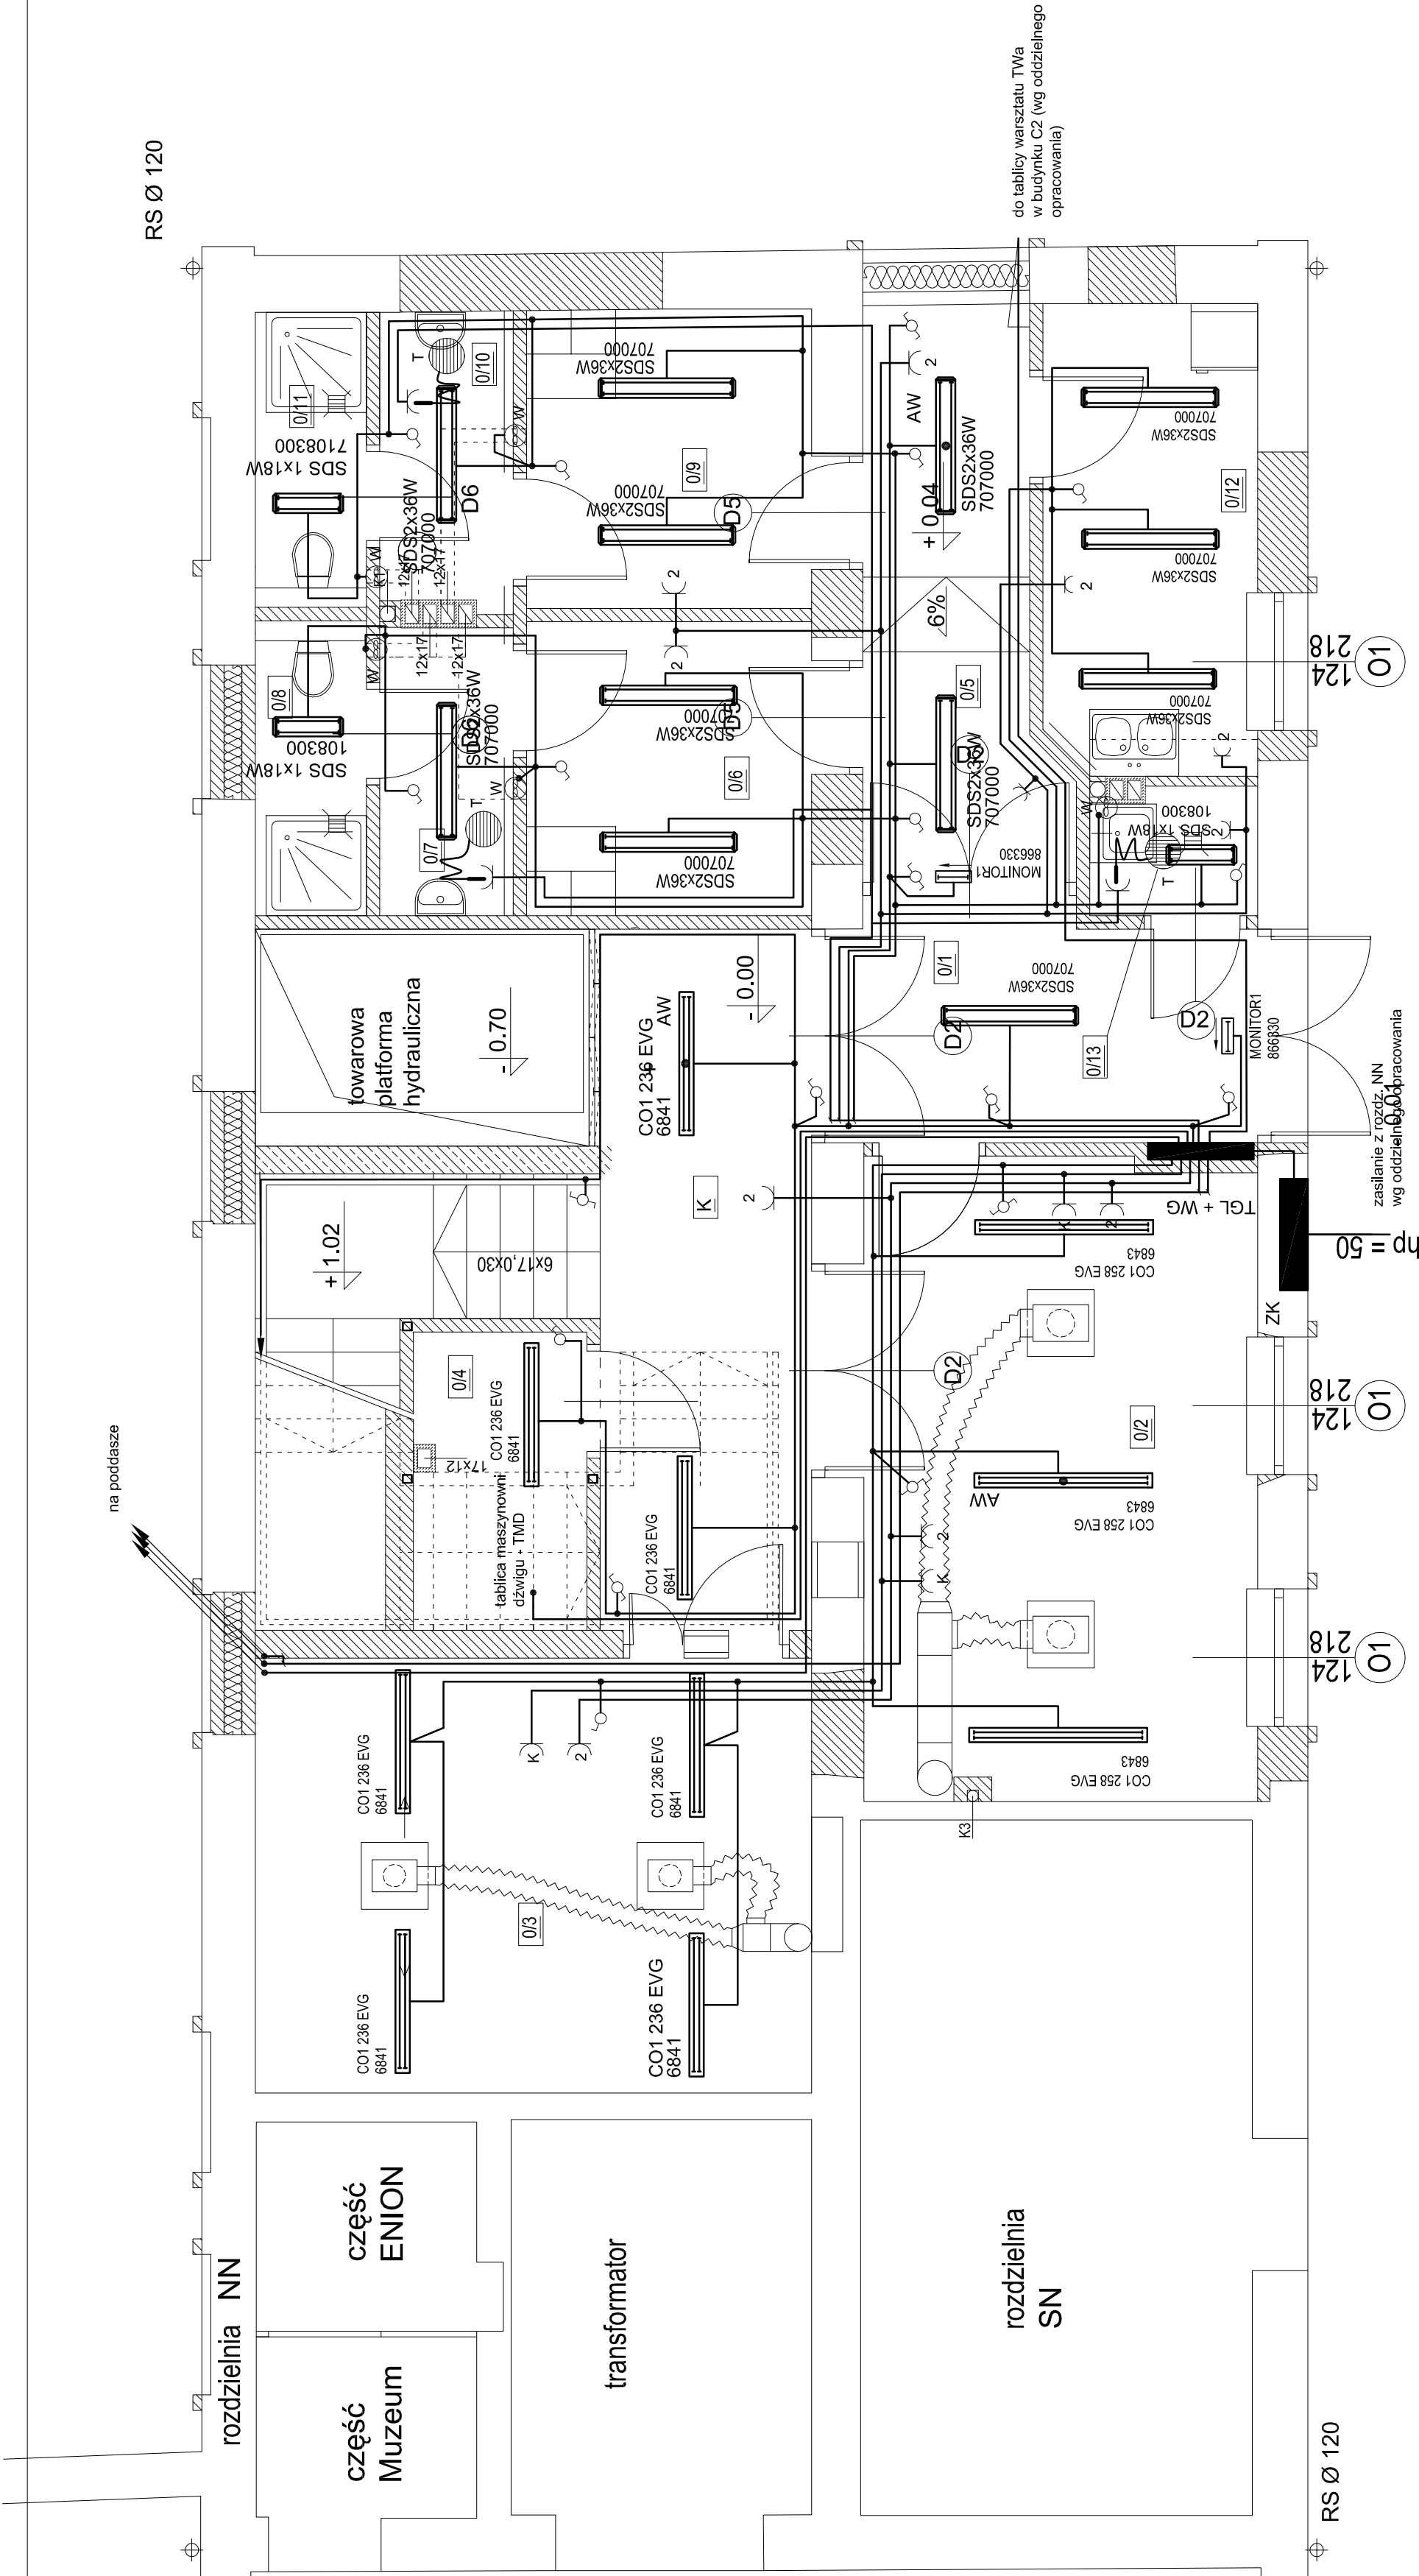

PRACOWNIE KONSERWACJI ZABYTKÓW
"ARKONA"
Spółka z o.o.

31 - 115 Kraków, pl. Sikorskiego 3/8

umowa z dnia: Kraków, ul. Wawrzyńca

UP/2/2008 Obiekt: Muzeum Inżynierii Miejskiej - budynek "C"

Projekt wykonawczy - instalacje elektryczne

Tenat rysunku:

Skala :

1 : 50

Data :

V. 2008

Rzut parteru

Projektowała:
mgr inż. Ewa Gąlek
upr. BPP Upr. 116/84
PSOZ nr 121/95

Sprawdził:
mgr inż. Piotr Sieradzki
upr. UAN - Upr. 345/90
PSOZ nr 87/95

Nr rysunku :

1

NR pom.	Funkcja pomieszczenia	Posadzka	Pu m²
K	klatka schodowa	posadzka przemysłowa	19,8 m²
0/1	hol	posadzka przemysłowa	8,0 m²
0/2	pom. przekazywania zbior.	posadzka przemysłowa	20,36 m²
0/3	pom. magazynowe	posadzka przemysłowa	19,5 m²
0/4	maszynownia	posadzka przemysłowa	4,2 m²
0/5	korytarz	posadzka przemysłowa	8,8 m²
0/6	szatnia	plytki ceramiczne	6,76 m²
0/7	przedsiönek	plytki ceramiczne	3,1 m²
0/8	natrysk + WC	plytki ceramiczne	2,6 m²
0/9	szatnia	plytki ceramiczne	6,87 m²
0/10	przedsiönek	plytki ceramiczne	3,1 m²
1/11	natrysk + WC	plytki ceramiczne	2,65 m²
0/12	pokój śniadañ	plytki ceramiczne	8,1 m²
0/13	pom. sprzątaczk	plytki ceramiczne	1,67 m²
OGÓŁEM			115,51