


b
c

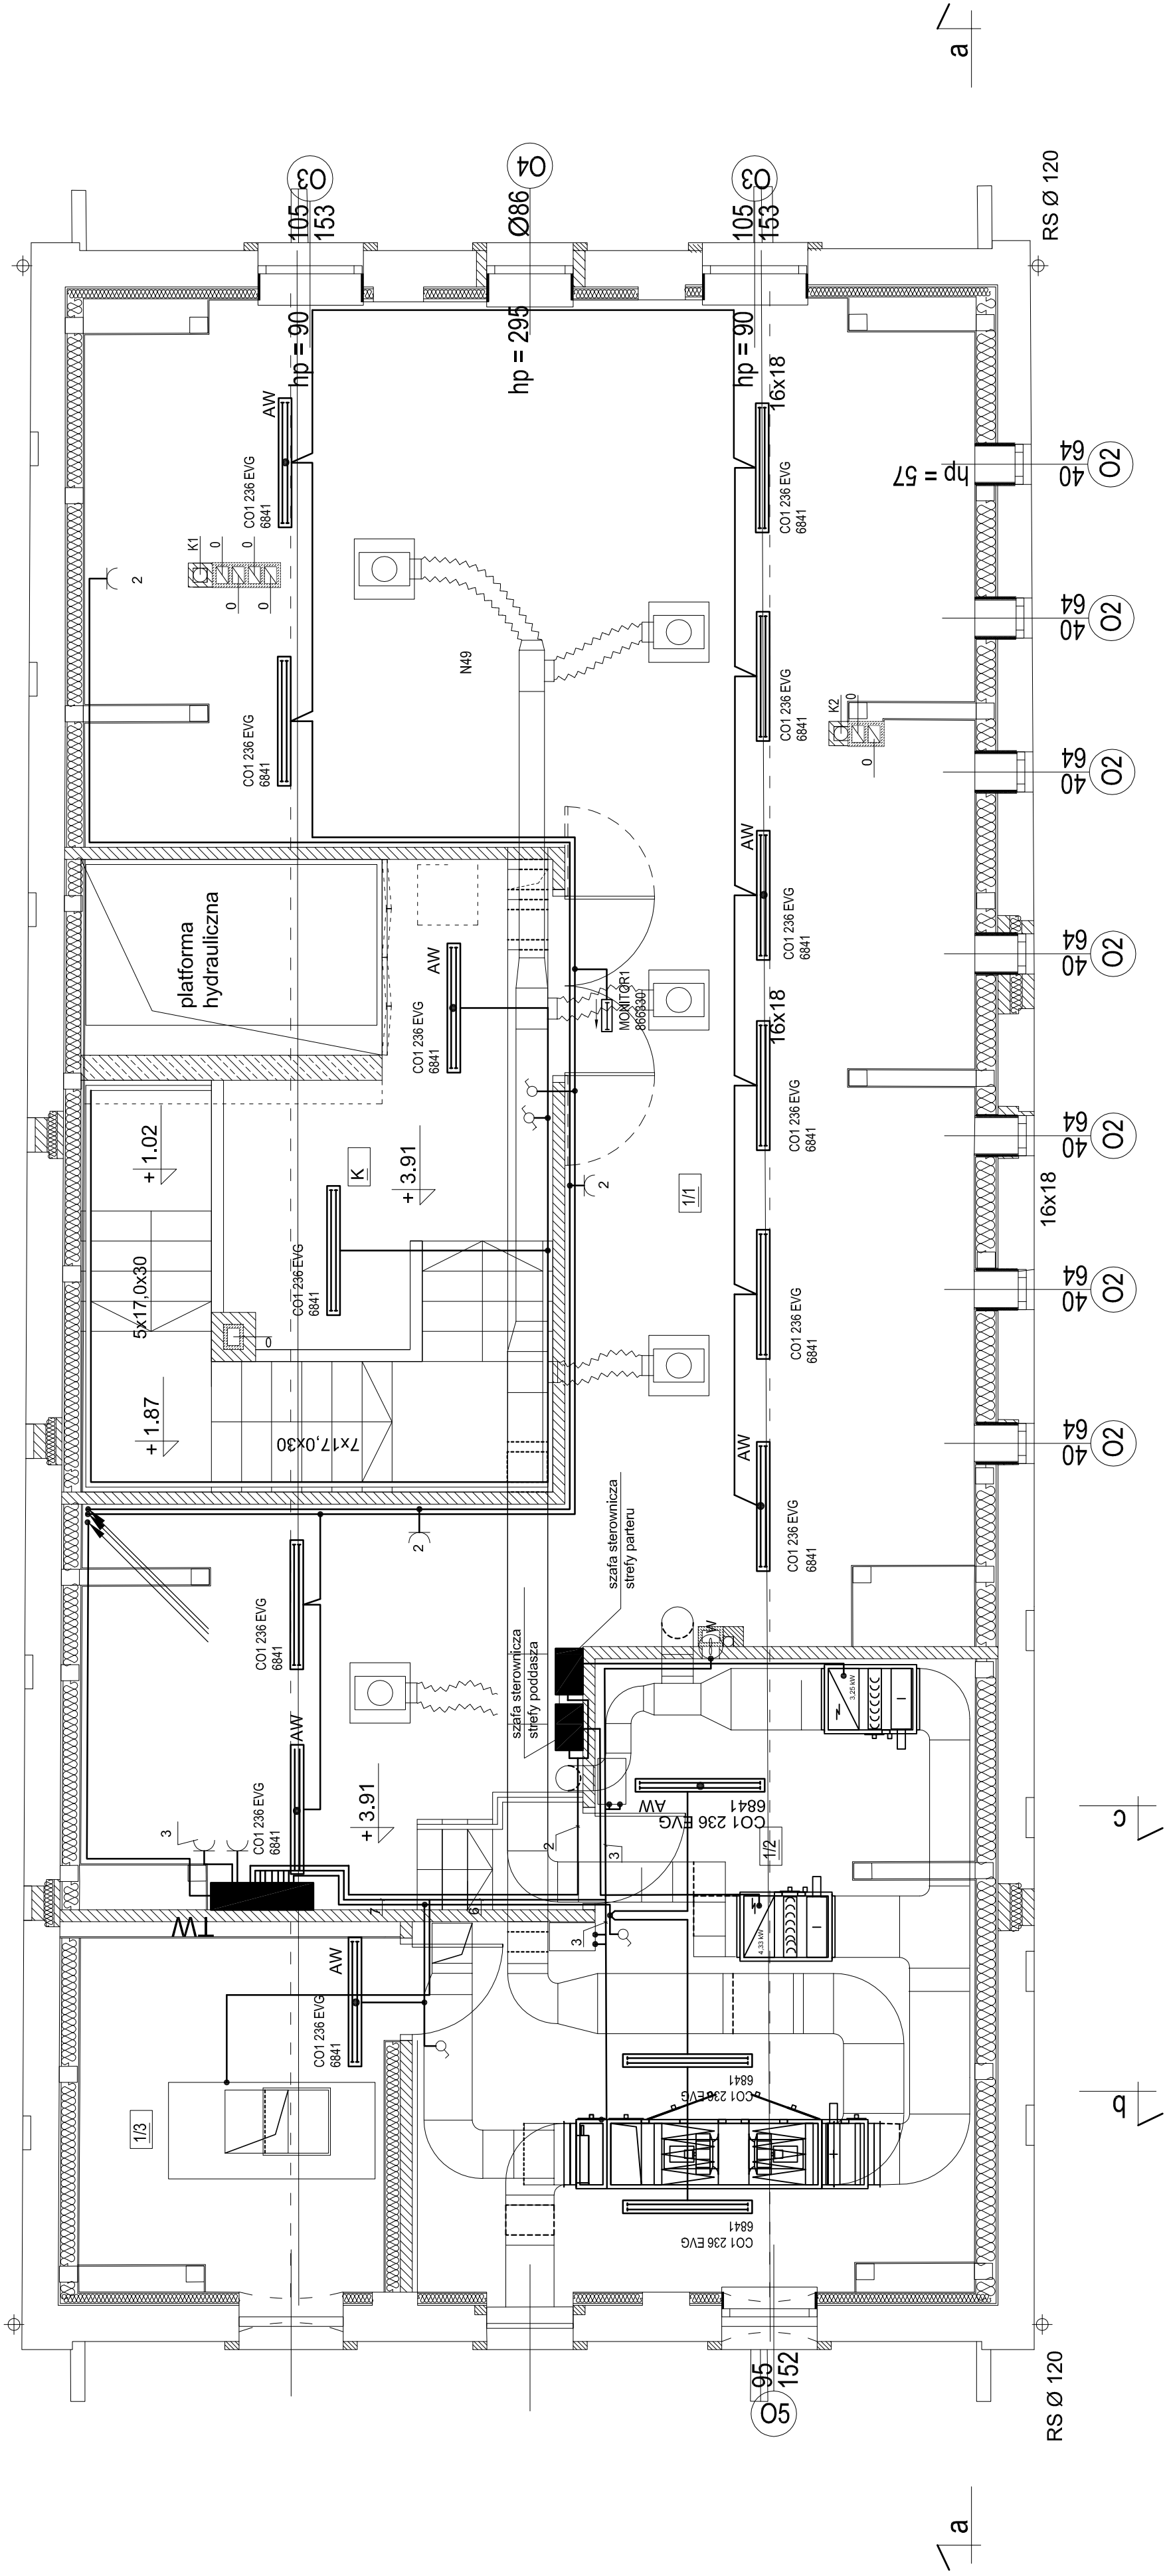

a

a

NR pom.	Funkcja pomieszczenia	Posadzka	Pu m ²
K	klatka schodowa	posadzka przemysłowa	23,0 m ²
1/1	magazyn	posadzka przemysłowa	97,1 m ²
1/2	wentylatoria	plytki ceramiczne	30,0 m ²
1/3	pom. agregatu	plytki ceramiczne	10,5 m ²
OGÓŁEM			160.6



PRACOWNIE KONSERWACJI ZABYTEKÓW
"ARKONA"

Spółka z o.o.
31 - 115 Kraków, pl. Sikorskiego 3/8

umowa z dnia:
UP/2/2008

Miejscowość :
Kraków, ul.św. Wawrzyńca 15

Obiekt :
Muzeum Inżynierii Miejskiej - Budynek C

Temat rysunku:
Projekt wykonawczy - instalacje elektryczne

Skala :
1 : 50

Data :
V. 2008

Projektowali:
mgr inż. Ewa Gałek
upr. BPP Upr. 116/84
PSOZ nr 121/95

Sprawdził:
mgr inż. Piotr Sieradzki
upr. UAN - Upr. 345/90
PSOZ nr 87/95

Nr rysunku :
2

UWAGA!
Wymiary sprawdzić i uzgodnić na budowie