




MIEJSCOWY PLAN ZAGOSPODAROWANIA PRZESTRZENNEGO OBSZARU "CYSTERSÓW" W KRAKOWIE

ZASADY UZBROJENIA TERENU - PROJEKT
ZAŁĄCZNIK NR 2 DO UCHWAŁY NR..... RADY MIASTA KRAKOWA Z DNIA.....

SKALA 1:1000



- LEGENDA:**
- GRANICA OBSZARU OBJĘTEGO PLANEM
 - LINIE ROZGRANICZAJĄCE TERENY O RÓŻNYM SPOSOBIE UŻYTKOWANIA
 - MW TERENY ZABUDOWY MIEZKANIOWEJ WIELOWARSTWOWEJ
 - UM TERENY ZABUDOWY USŁUGOWO - MIEZKANIOWEJ
 - U TERENY ZABUDOWY USŁUGOWEJ
 - Uo TEREN ZABUDOWY USŁUG PUBLICZNYCH - OSWATY I KULTURY
 - US TERENY SPORTU I REKREACJI
 - ZP TERENY ZIELNI URZĄDZONEJ
 - ZI TERENY ZIELNI IZOLACYJNEJ
- TERENY TRAS KOMUNIKACYJNYCH**
- KDZ TERENY PUBLICZNYCH DRÓG ZBIORCZYCH
 - KDL TERENY PUBLICZNYCH DRÓG LOKALNYCH
 - KDD TERENY PUBLICZNYCH DRÓG DOJAZDOWYCH
 - KDW TERENY DRÓG WEWNĘTRZNYCH
 - KXR TERENY WYDZIELONEGO CIĄGU PIESZO ROWEROWEGO
 - KS TERENY OBSŁUGI KOMUNIKACYJNEJ
 - TZ TEREN ZAMKNIĘTY
 - KP TEREN PARKINGU
- ZAPOATRZENIE W WODĘ**
- ISTNIĄCA SIĘĆ WODOCIĄGOWA
 - PROJEKTOWANA SIĘĆ WODOCIĄGOWA
 - SIĘĆ WODOCIĄGOWA DO PRZEBUDOWY
- KANALIZACJA**
- ISTNIĄCA KANALIZACJA OGÓLNOSPRAWNA
 - PROJEKTOWANA KANALIZACJA
- GAZOWNICTWO**
- ISTNIĄCY GAZOCIĄG NISKIEGO CIŚNIENIA
 - ISTNIĄCY GAZOCIĄG ŚREDNIEGO CIŚNIENIA
 - ISTNIĄCA STACJA REDUKCYJNA GAZU
- ELEKTROENERGETYKA**
- ISTNIĄCA SIĘĆ ELEKTROENERGETYCZNA
 - PROJEKTOWANA SIĘĆ ELEKTROENERGETYCZNA
 - ISTNIĄCE STACJE TRAFI
 - PROJEKTOWANE STACJE TRAFI
 - STACJA TRAFI DO PRZEBUDOWY
- CIEPŁOWNICTWO**
- ISTNIĄCA SIĘĆ CIEPŁOWNICZA
 - PROJEKTOWANA SIĘĆ CIEPŁOWNICZA
- TELETECHNIKA**
- ISTNIĄCA SIĘĆ TELETECHNICZNA

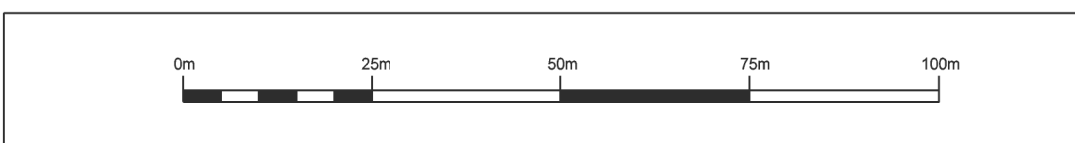

	INWESTOR	MIASTO KRAKÓW																
	TEMAT	MIEJSCOWY PLAN ZAGOSPODAROWANIA PRZESTRZENNEGO OBSZARU "CYSTERSÓW" W KRAKOWIE																
	PROJEKTOWY	PROJEKT WYKONAWCZY PLANU ZAGOSPODAROWANIA PRZESTRZENNEGO OBSZARU "CYSTERSÓW"																
Faza																		
Tytuł rysunku		ZASADY UZBROJENIA TERENU - PROJEKT																
Uchwała nr	NR 1000/2010/2010	NR RYSUNKU	2															
Data ukończenia	15.12.2010	Skala	1:1000															
<table border="1"> <tr> <td>IMIŁOWSKI</td> <td>NR 001/ NR UPRAWNIEN</td> <td>PODPIS</td> </tr> <tr> <td>mgr inż. Jan Szymon Kozłowski</td> <td>47120/10/100</td> <td></td> </tr> <tr> <td>mgr inż. Andrzej Szymon Kozłowski</td> <td>47120/10/100</td> <td></td> </tr> <tr> <td>mgr inż. Sebastian Chwałczko</td> <td>47120/10/100</td> <td></td> </tr> <tr> <td>mgr inż. Krzysztof Kozłowski</td> <td></td> <td></td> </tr> </table>				IMIŁOWSKI	NR 001/ NR UPRAWNIEN	PODPIS	mgr inż. Jan Szymon Kozłowski	47120/10/100		mgr inż. Andrzej Szymon Kozłowski	47120/10/100		mgr inż. Sebastian Chwałczko	47120/10/100		mgr inż. Krzysztof Kozłowski		
IMIŁOWSKI	NR 001/ NR UPRAWNIEN	PODPIS																
mgr inż. Jan Szymon Kozłowski	47120/10/100																	
mgr inż. Andrzej Szymon Kozłowski	47120/10/100																	
mgr inż. Sebastian Chwałczko	47120/10/100																	
mgr inż. Krzysztof Kozłowski																		
Odpisła przedłożona		mgr inż. Anna Szymon Kozłowski	nr ewid. 1452001															
Numeracja		mgr inż. Szymon Kozłowski	nr ewid. 1452001															
Inżynieria techniczna		mgr inż. Janusz Szymon Kozłowski	nr ewid. 1452001															
Kierownik zakładu		mgr inż. Jan Puch																