


# MIEJSCOWY PLAN ZAGOSPODAROWANIA PRZESTRZENNEGO OBSZARU "CYSTERSÓW" W KRAKOWIE

ZASADY UZBROJENIA TERENU - PROJEKT

ZAŁĄCZNIK NR 2 DO UCHWAŁY NR.....

RADY MIASTA KRAKOWA Z DNIA.....

SKALA 1:1000

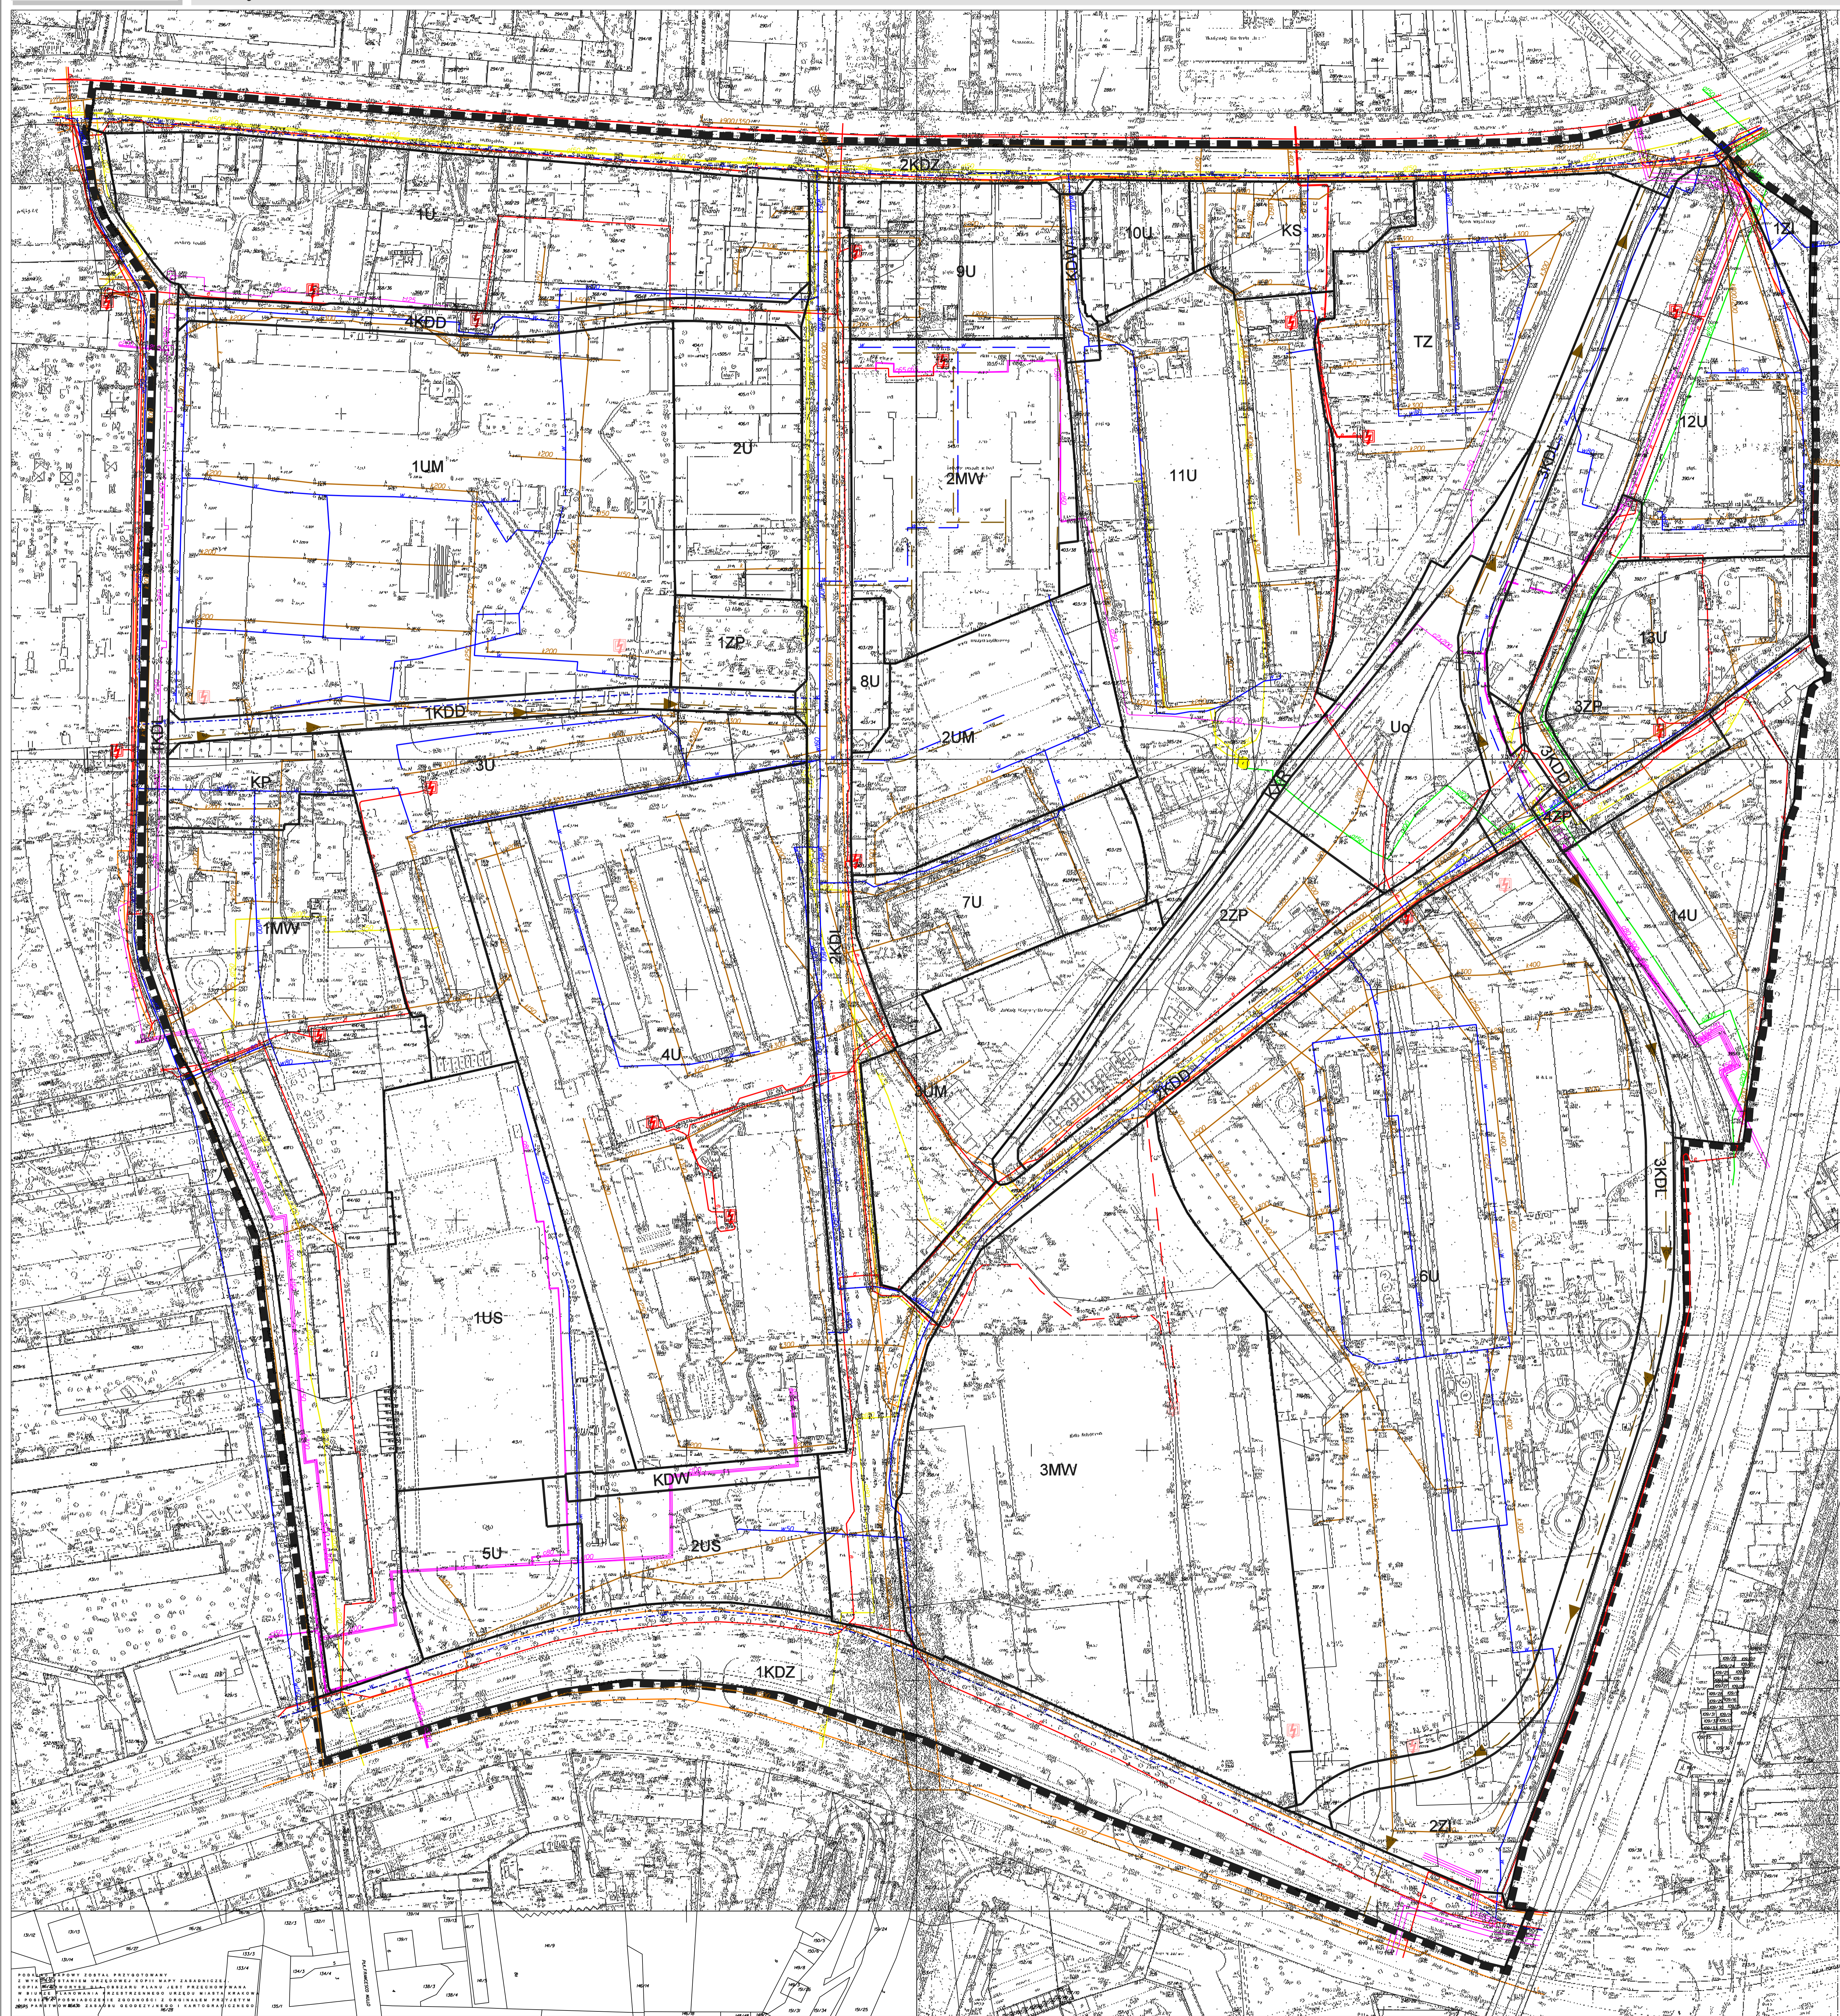

- LEGENDA:**
- GRANICA OBSZARU OBJĘTEGO PLANEM
  - LINIE ROZGRANICZAJĄCE TERENY O RÓŻNYM SPOSOBIE UŻYTKOWANIA
  - MW TERENY ZABUDOWY MIESZKANIOWEJ WIELORODZINNEJ
  - UM TERENY ZABUDOWY USŁUGOWO - MIESZKANIOWEJ
  - U TERENY ZABUDOWY USŁUGOWEJ
  - Uo TEREN ZABUDOWY USŁUG PUBLICZNYCH - OŚWIATY I KULTURY
  - US TERENY SPORTU I REKREACJI
  - ZP TERENY ZIELENI URZĄDZONEJ
  - ZI TERENY ZIELENI IZOLACYJNEJ

- TERENY TRAS KOMUNIKACYJNYCH**
- KDZ TERENY PUBLICZNYCH DRÓG ZBIORCZYCH
  - KDL TERENY PUBLICZNYCH DRÓG LOKALNYCH
  - KDD TERENY PUBLICZNYCH DRÓG DOJAZDOWYCH
  - KDW TERENY DRÓG WEWNĘTRZNYCH
  - KXR TERENY WYDZIELONEGO CIĄGU PIESZO ROWEROWEGO
  - KS TERENY OBSŁUGI KOMUNIKACYJNEJ
  - TZ TERENY ZAMKNIĘTY
  - KP TERENY PARKINGU

- ZAOPATRZENIE W WODĘ**
- ISTNIEJĄCA SIĘĆ WODOCIĄGOWA
  - PROJEKTOWANA SIĘĆ WODOCIĄGOWA
  - SIĘĆ WODOCIĄGOWA DO PRZEBUDOWY


- KANALIZACJA**
- ISTNIEJĄCA KANALIZACJA OGÓLNOŚPIAWNA
  - PROJEKTOWANA KANALIZACJA

- GAZOWNICTWO**
- ISTNIEJĄCY GAZOCIĄG NISKIEGO CIŚNIENIA
  - ISTNIEJĄCY GAZOCIĄG ŚREDNIEGO CIŚNIENIA
  - ISTNIEJĄCA STACJA REDUKCYJNA GAZU

- ELEKTROENERGETYKA**
- ISTNIEJĄCA SIĘĆ ELEKTROENERGETYCZNA
  - PROJEKTOWANA SIĘĆ ELEKTROENERGETYCZNA
  - ISTNIEJĄCE STACJE TRAFU
  - PROJEKTOWANE STACJE TRAFU
  - STACJA TRAFU DO PRZEBUDOWY

- CIEPŁOWNICTWO**
- ISTNIEJĄCA SIĘĆ CIEPŁOWNICZA
  - PROJEKTOWANA SIĘĆ CIEPŁOWNICZA

- TELETECHNIKA**
- ISTNIEJĄCA SIĘĆ TELETECHNICZNA

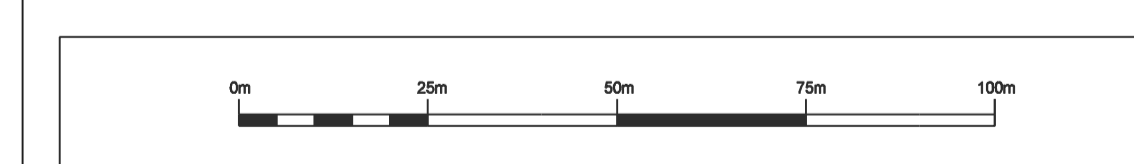

|                              |                            |  |         |
|------------------------------|----------------------------|--|---------|
|                              | INWESTOR                   | GMINA MIEJSKA KRAKÓW   |         |
|                              | TEMAT                      | MIEJSCOWY PLAN ZAGOSPODAROWANIA PRZESTRZENNEGO OBSZARU "CYSTERSÓW" W KRAKOWIE            |         |
| NADZORCA PRAC PROJEKTYWOWYCH | PROJEKTOWY                 | PROJEKT MIEJSCOWEGO PLANU ZAGOSPODAROWANIA PRZESTRZENNEGO OBSZARU "CYSTERSÓW" W KRAKOWIE |         |
|                              | PROJEKTOWY                 | PROJEKT UZBROJENIA TERENU  |         |
| Faza                         | WYKONANIE                  | ZAGOSPODAROWANIE TERENU - PROJEKT  |         |
|                              | WYKONANIE                  | WYKONANIE  |         |
| DATA UJĘCIA DO REJESTRU      | NR DOKUMENTU               | SKALA  |         |
|                              |                            | 1:1000   |         |
| GLÓWNY PROJEKTANT            | mgr inż. Andrzej Kozłowski | NR DOKUMENTU   | PROJEKT |
| PROJEKTOWY                   | mgr inż. Andrzej Kozłowski | NR DOKUMENTU   | PROJEKT |
| WERYFIKACJA                  | mgr inż. Andrzej Kozłowski | NR DOKUMENTU   | PROJEKT |
| DOZWIENIA ŚRODOWISKOWA       | mgr inż. Anna Dąbrowska    | NR DOKUMENTU   | PROJEKT |
| KONSTRUKCJA                  | mgr inż. Tomasz Abadzi     | NR DOKUMENTU   | PROJEKT |
| INFRASTRUKTURA TECHNICZNA    | mgr inż. Janusz Baran      | NR DOKUMENTU   | PROJEKT |
| WYKONANIE                    | mgr inż. Piotr             | NR DOKUMENTU   | PROJEKT |