


Załącznik nr 1 do Zarządzenia Nr
Prezydenta Miasta Krakowa
z dnia

LEGENDA:
 PAS SŁUŻEBNOŚCI PRZESYŁU

Obszar gruntu dz. nr 1/2 niezbędny do
obsługi sieci ciepłowniczej 2xDN150/250

MAPA EWIDENCYJNA

województwo: małopolskie
powiat: M. Kraków
jedn. ewid.: Krowodrza
obręb: 0014
nr działki: 1/2
sekcja: 7.125 11 11.2. 7.125 11 12.1
arkusz mapy w KUL.
skala: 1:1000
układ współrzędnych: 2000
stan na dzień 05-11-2021


PREZYDENT MIASTA KRAKOWA

Potwierdza się zgodność niniejszej kopii z treścią materiału państwowego zasobu geodezyjnego i kartograficznego	
Organ prowadzący państwowy zasób geodezyjny i kartograficzny	PREZYDENT MIASTA KRAKOWA
Nazwa materiału zasobu	mapa ewidencyjna
Identyfikator ewidencyjny materiału zasobu	P.1261.2018.7145
Data wydania mapy	05-11-2021

mgr inż. Jerzy Socha
PROJEKTANT
nr upr. LUB/0302/PQOS/12
Bez ograniczeń w specjalności instalacyjnej w zakresie sieci, instalacji urządzeń ciepłowniczych, wentylacyjnych, gazowych, wodociagowych i ogólnych

DYREKTOR WYDZIAŁU

 Maria Witkiewicz
 3062020

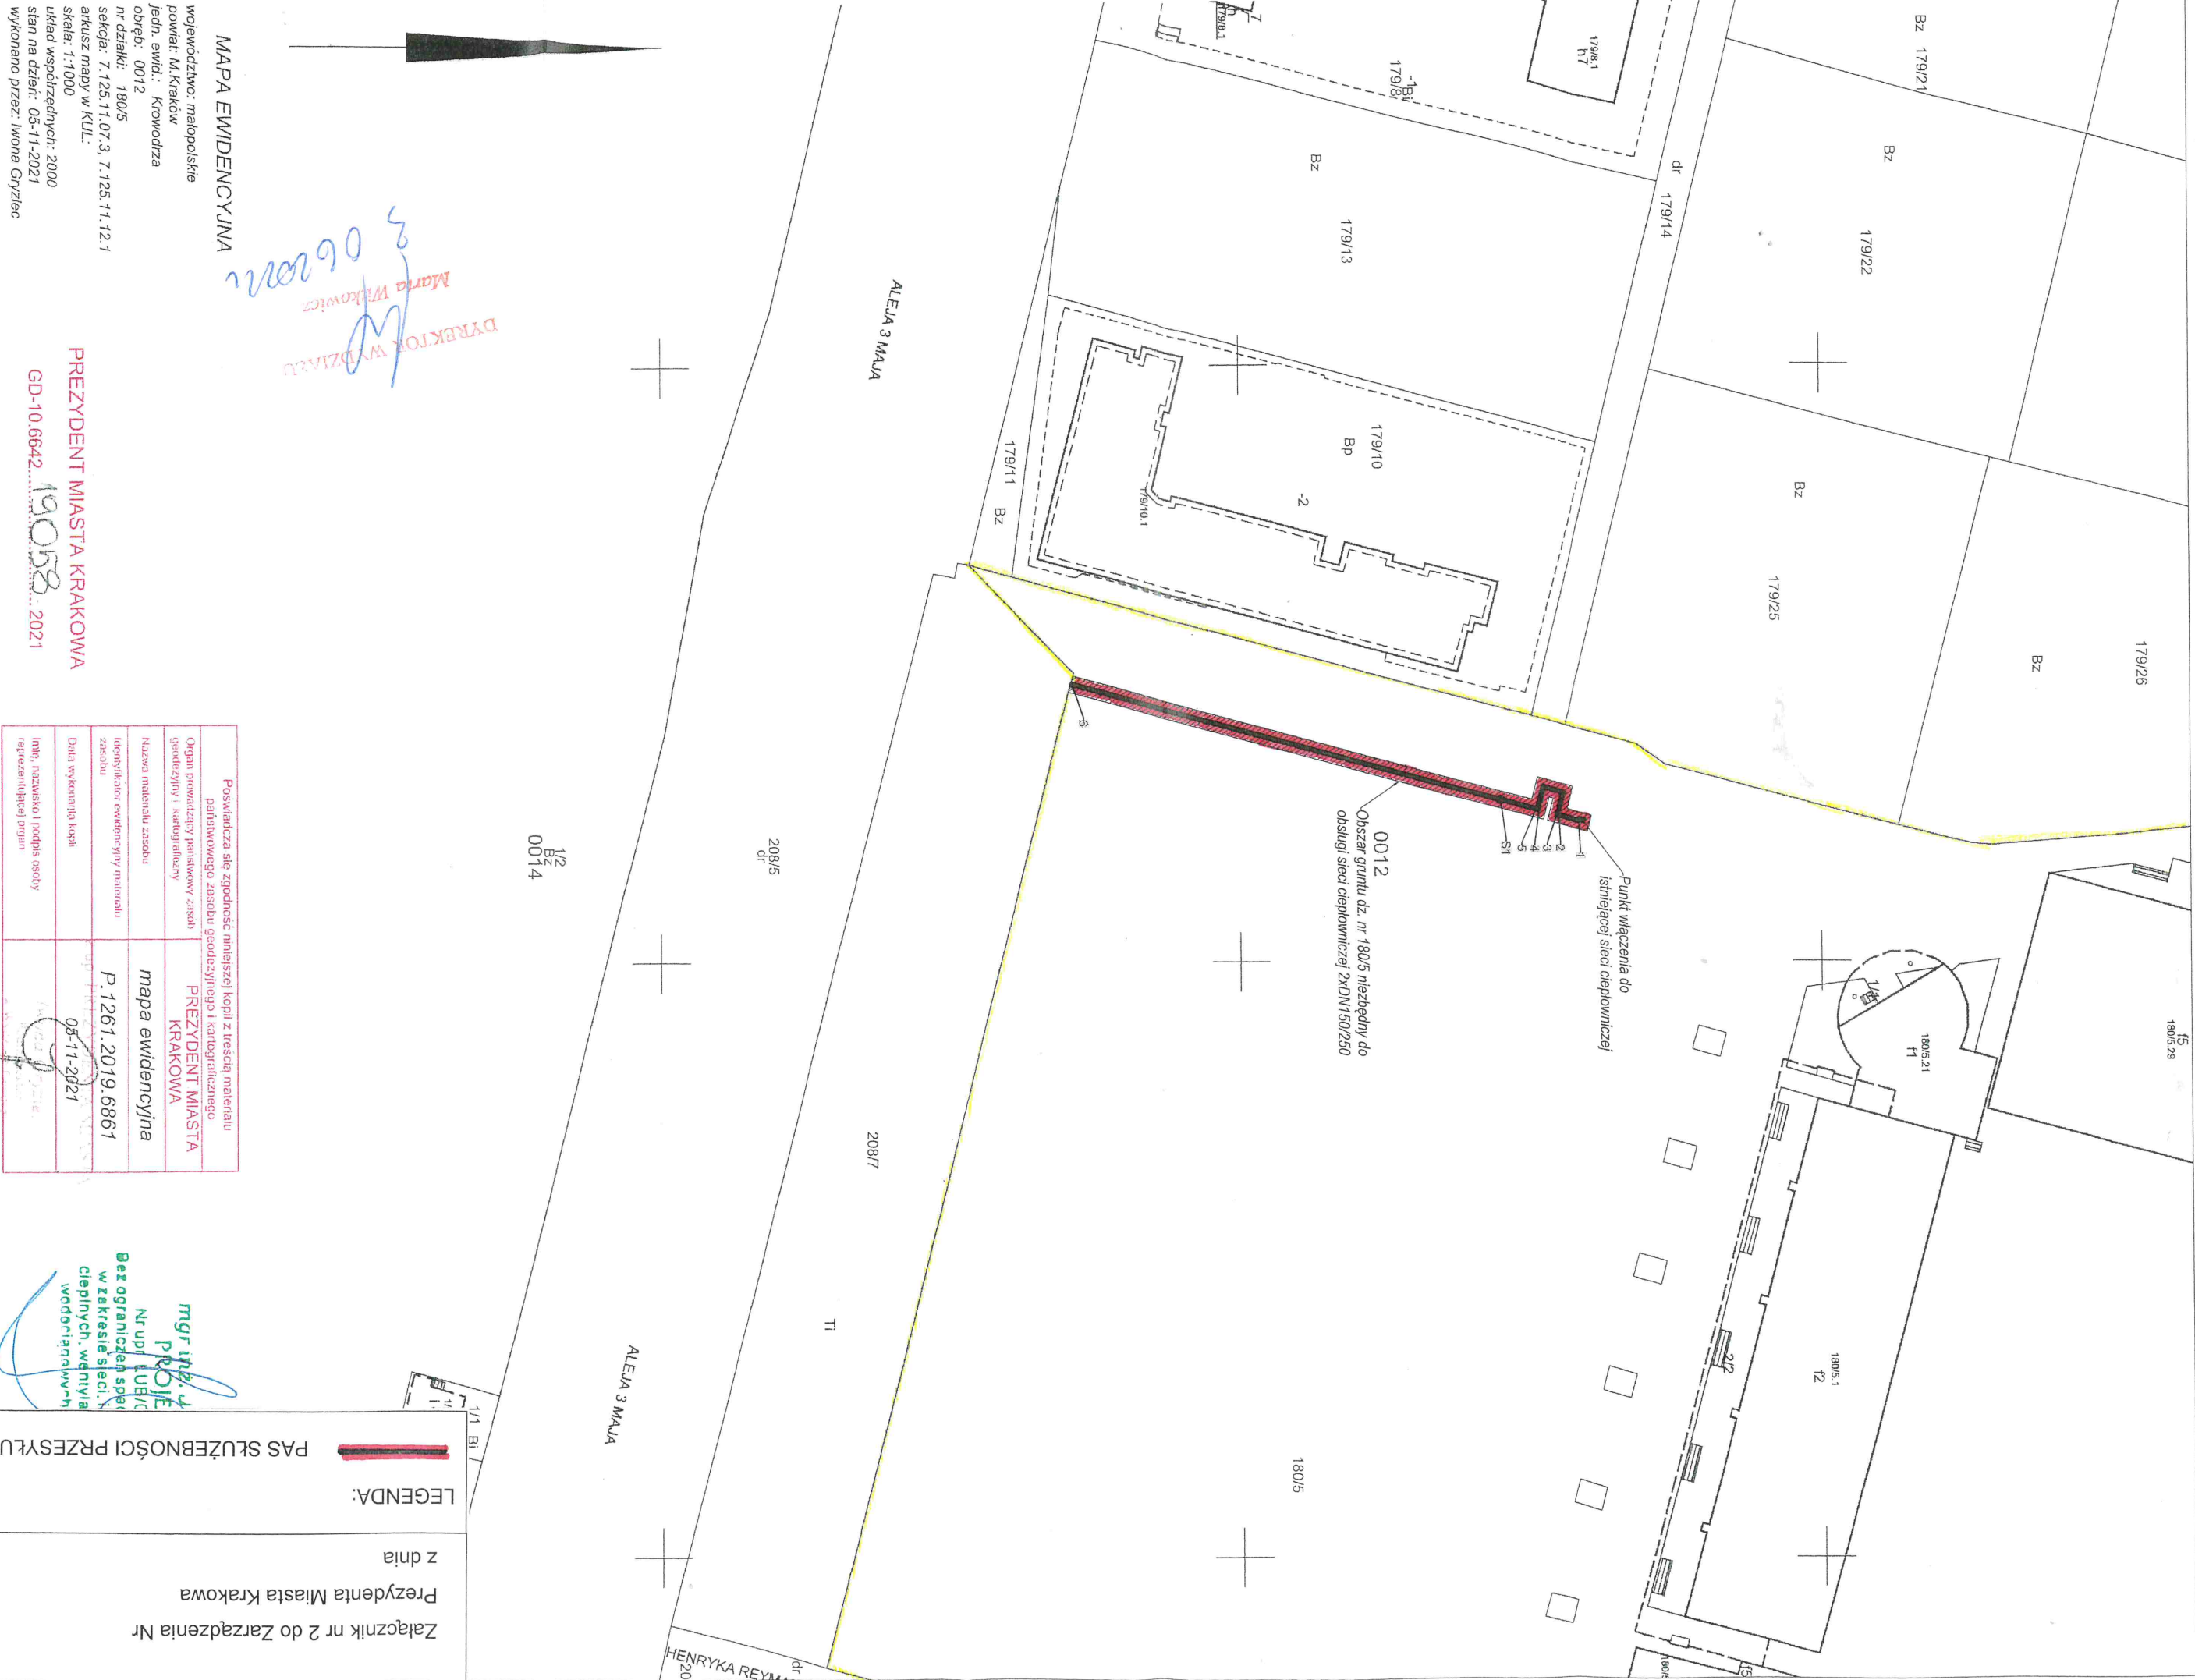

3 obrotu
Marta Witekowicz
 DYREKTOR WYDZIAŁU

MAPA EWIDENCYJNA

województwo: małopolskie
 powiat: M. Kraków
 jedn. ewid.: Krowodrzyca
 obręb: 0012
 nr działki: 180/5
 sekcja: 7.125.11.07.3, 7.125.11.12.1
 arkusz mapy w KUL:
 skala: 1:1000
 układ współrzędnych: 2000
 stan na dzień: 05-11-2021
 wykonano przez: Iwona Gryziec


PREZYDENT MIASTA KRAKOWA
 GD-10.6642...19058...2021

Poswiadcza się zgodność niniejszej kopii z treścią materiału parafowanego zasobu geodezyjnego i kartograficznego	
Organ prowadzący państwowy zasób geodezyjny i kartograficzny	PREZYDENT MIASTA KRAKOWA
Nazwa materiału zasobu	mapa ewidencyjna
Identyfikator ewidencyjny materiału zasobu	P.1261.2019.6861
Data wykonania kopii	05-11-2021
Imię, nazwisko i podpis osoby reprezentującej organ	<i>[Signature]</i>

mgr inż. J. PROJEKT
 Nr uprawnień: LUBIC
 Bez ograniczeń sfer w zakresach: ciepłych, wentylacji wodociągowej

Załącznik nr 2 do Zarządzenia Nr Prezydenta Miasta Krakowa z dnia

LEGENDA:

 PAS SŁUŻEBNOŚCI PRZESYŁU