


 
Załącznik do Zarządzenia Nr
Prezydenta Miasta Krakowa
z dnia

LEGENDA:

PAS SŁUŻEBNOŚCI PRZESYŁU

DYSŁAWA ŁOKIETKA

Z-ca DYREKTORA
18.10.2018
Z. Kłosyński

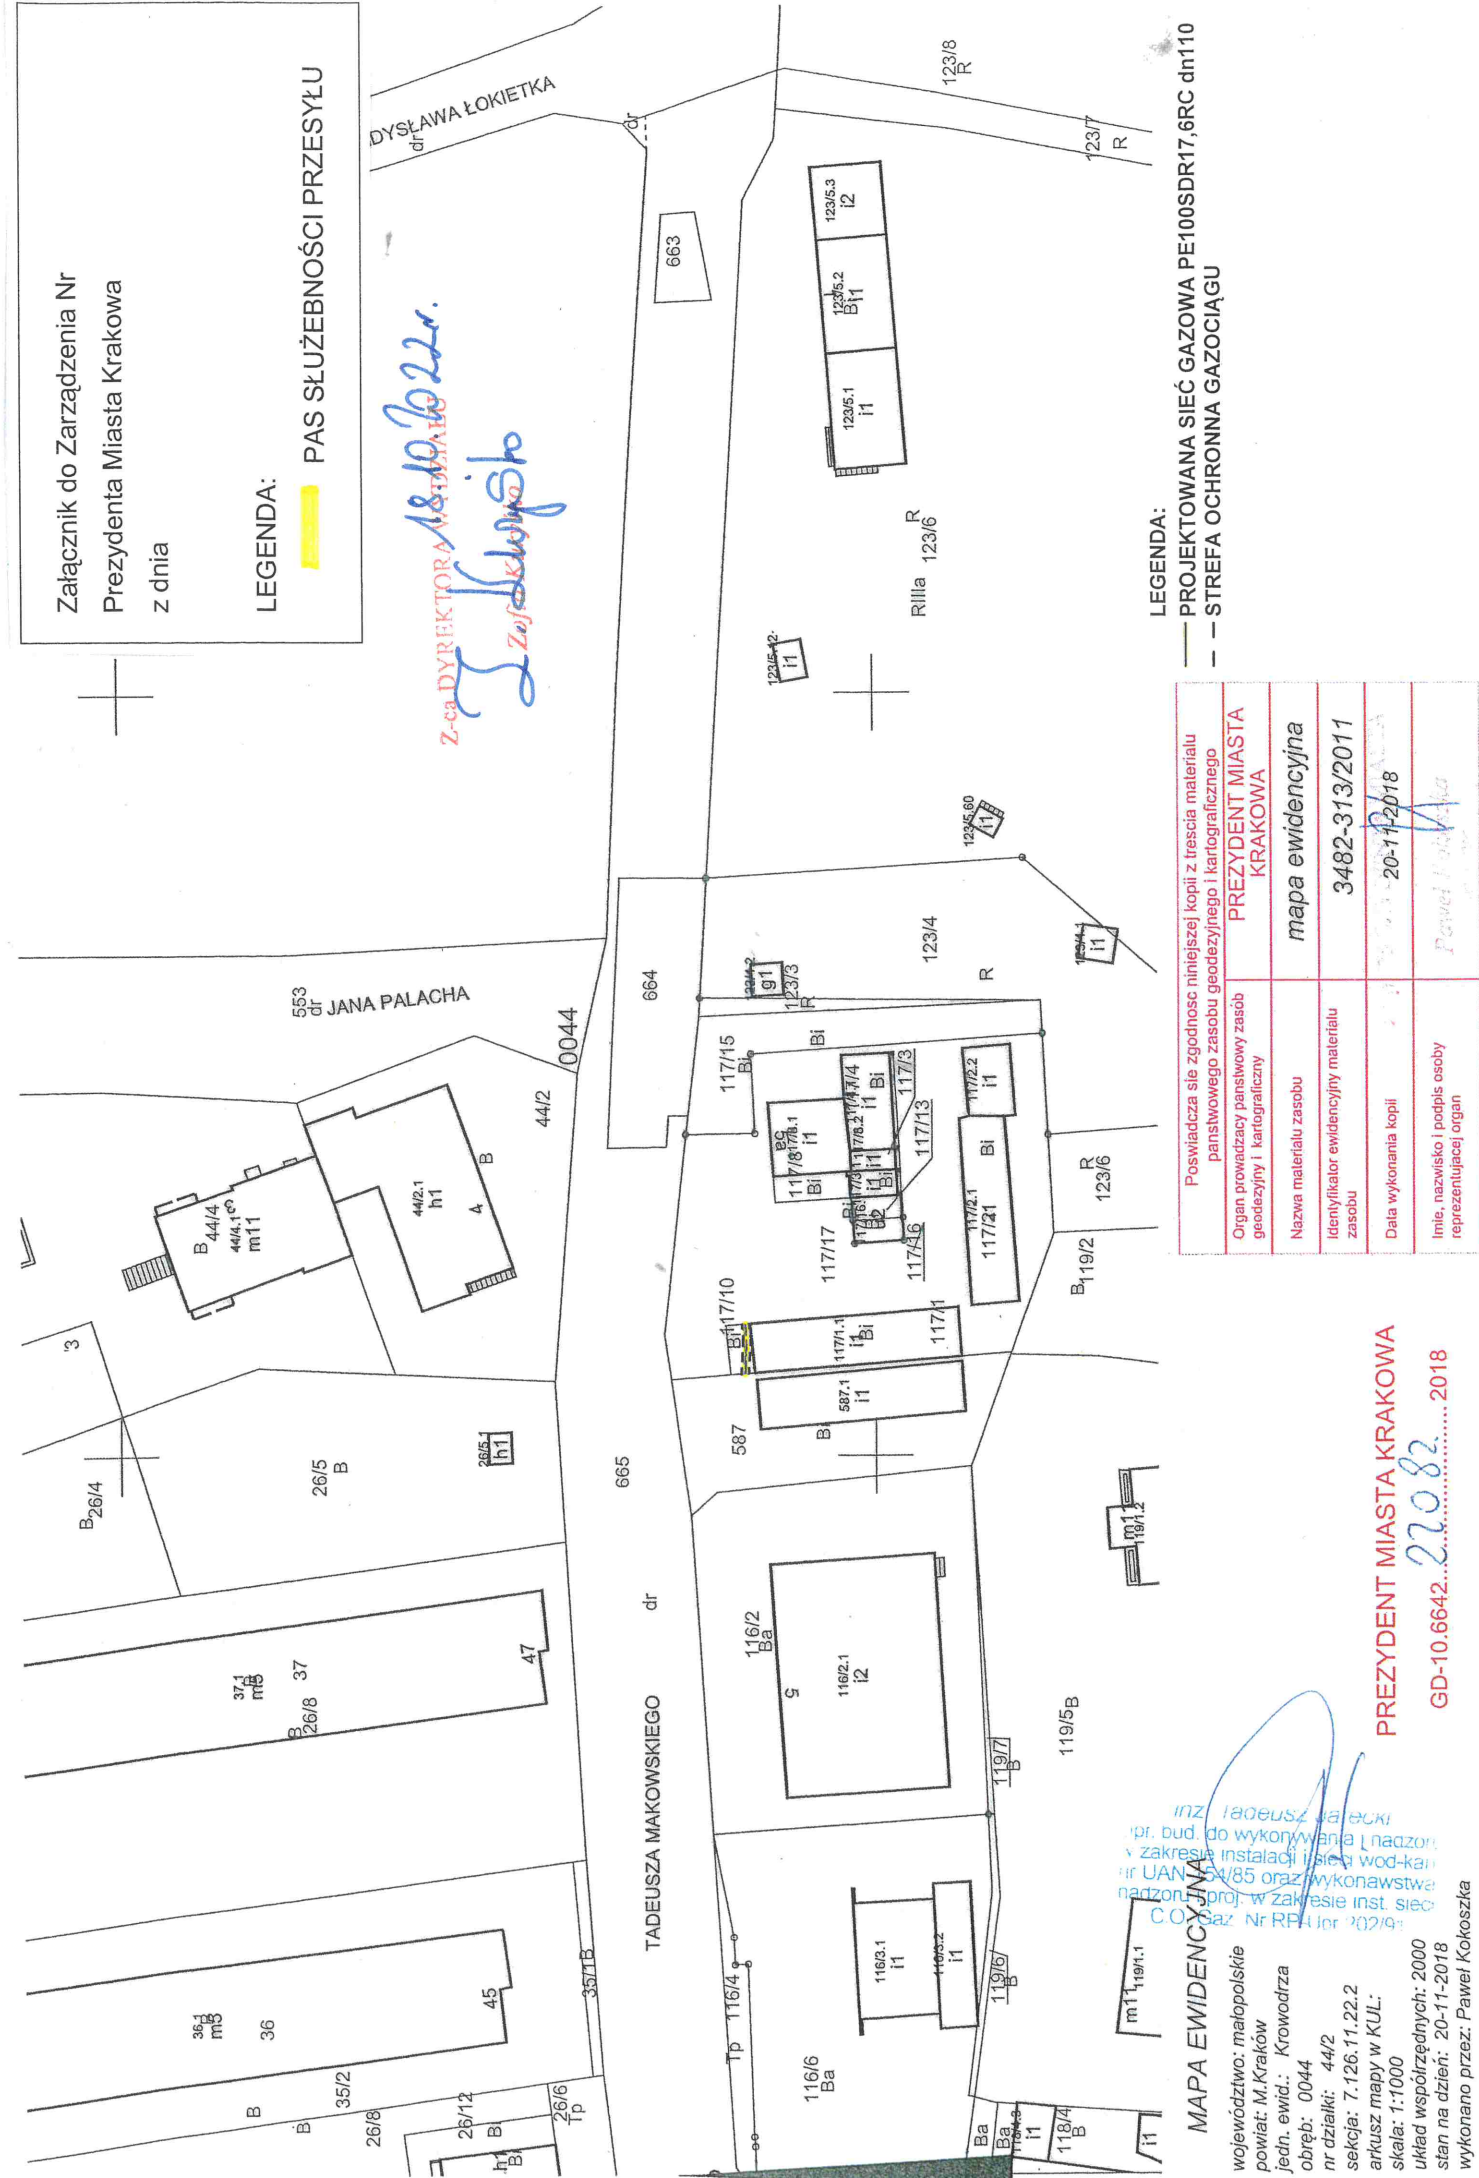

LEGENDA:

— PROJEKTOWANA SIEĆ GAZOWA PE100SDR17,6RC dn110
-- STREFA OCHRONNA GAZOCIĄGU

Posiadaćca sie zgodnosć niniejszej kopii z trescia materiału państwowego zasobu geodezyjnego i kartograficznego	PREZYDENT MIASTA KRAKOWA
Organ prowadzący państwowy zasób geodezyjny i kartograficzny	mapa ewidencyjna
Nazwa materiału zasobu	3482-313/2011
Identyfikator ewidencyjny materiału zasobu	20-11-2018
Data wykonania kopii	<i>Paweł Kłosyński</i>
Imię, nazwisko i podpis osoby reprezentującej organ	

MAPA EWIDENCYJNA
 inż. *1808*
 pr. bud. do wykonywania i nadzoru
 w zakresie instalacji sieci wod-kan
 nr UAN 54/85 oraz wykonawstwa
 nadzoru proj. w zakresie inst. sieć
 C.O. Gaz. Nr RP4/02/19

PREZYDENT MIASTA KRAKOWA
22.08.2018
 GD-10.6642.....2018

województwo: małopolskie
 powiat: M. Kraków
 jedn. ewid.: Krowodrza
 obręb: 0044
 nr działki: 44/2
 sekcja: 7.126.11.22.2
 arkusz mapy w KUL:
 skala: 1:1000
 układ współrzędnych: 2000
 stan na dzień: 20-11-2018
 wykonano przez: Paweł Kłosyński