


Załącznik do Zarządzenia Nr
Prezydenta Miasta Krakowa
z dnia

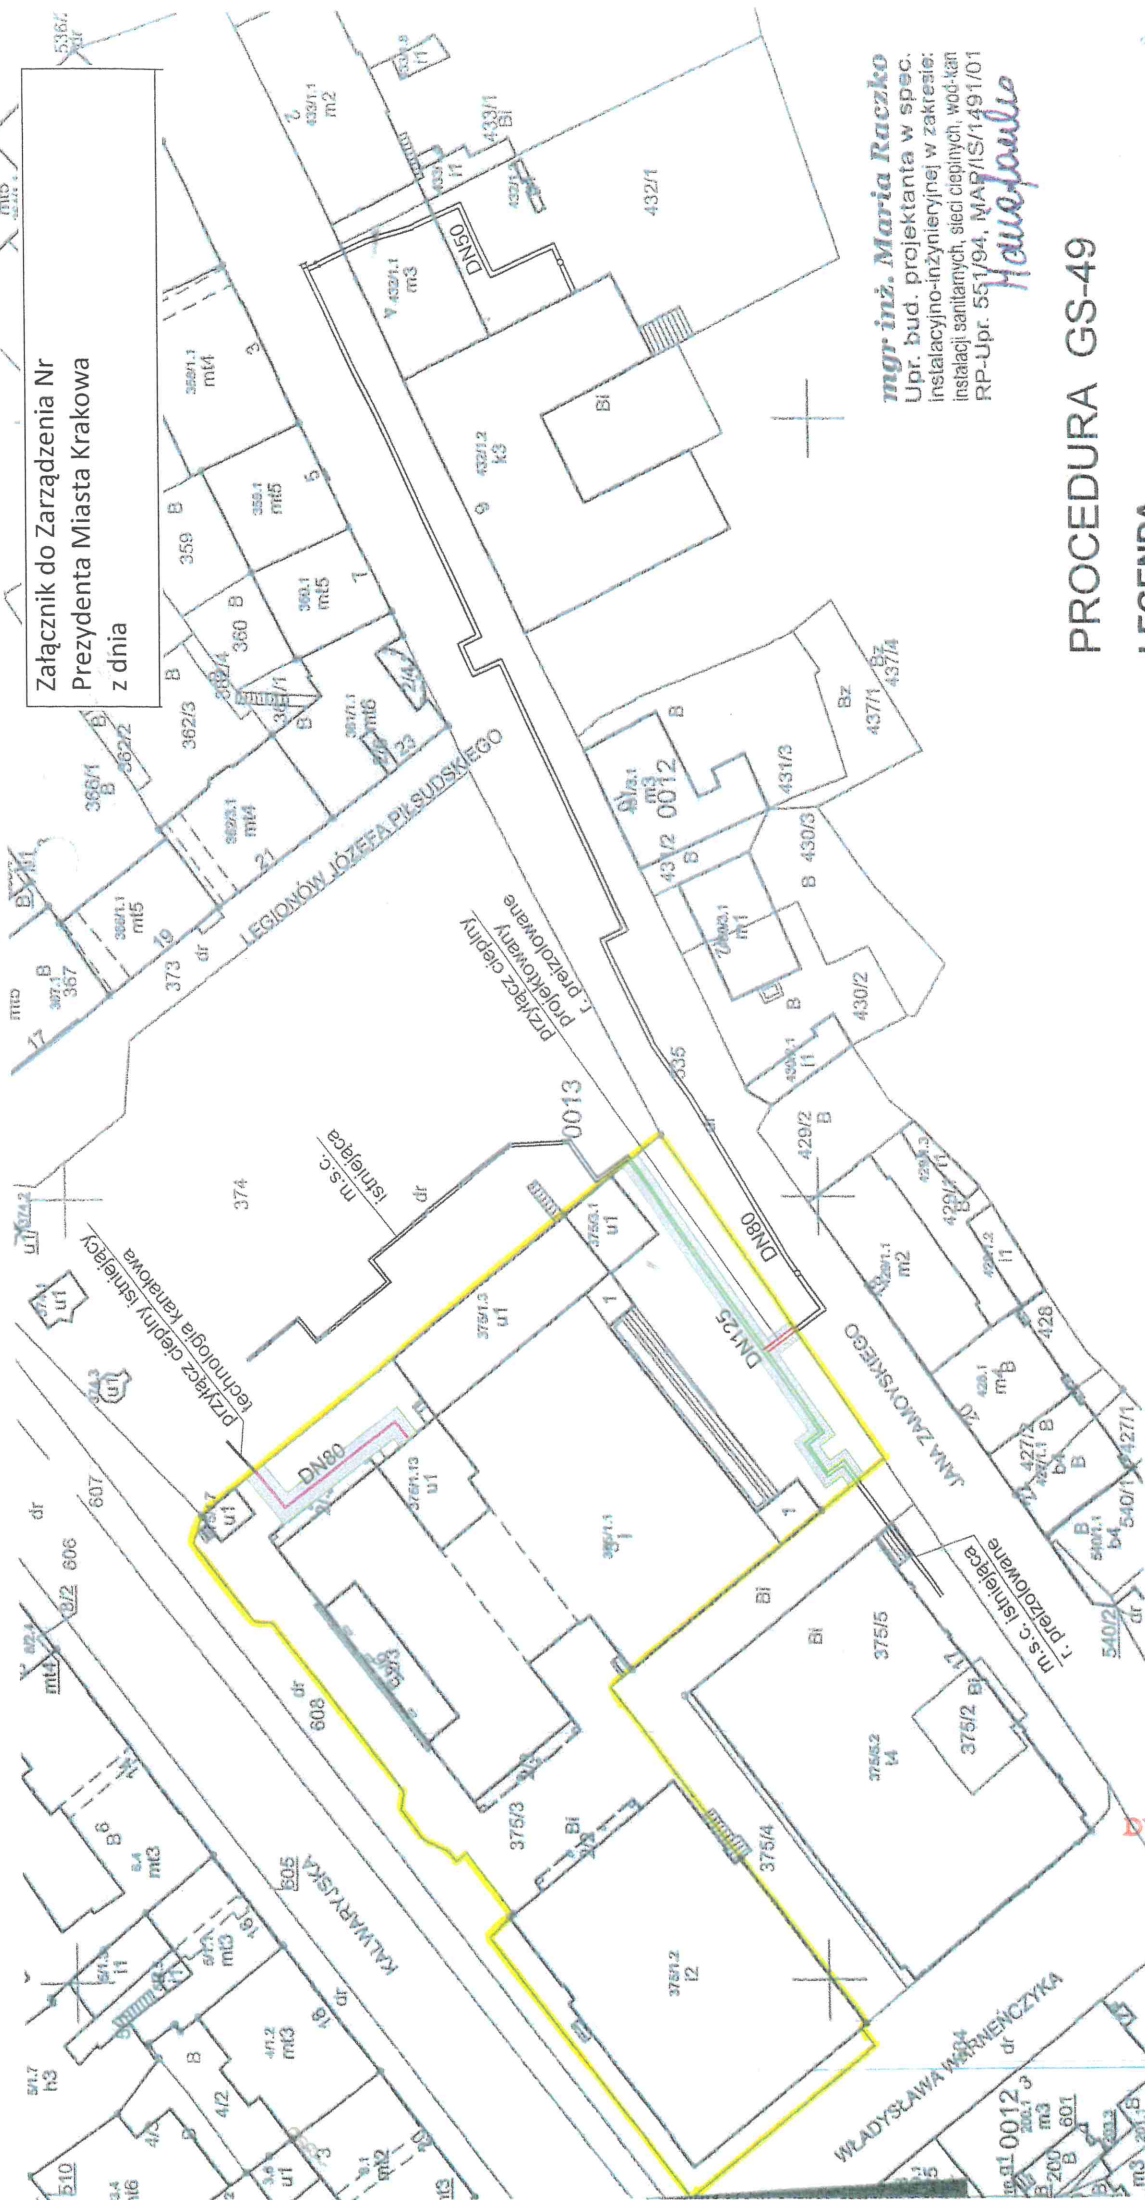

mgr inż. Maria Raczko
Upr. bud. projektanta w spec.
Instalacyjno-inżynierijnej w zakresie:
instalacji sanitarnych, sieci ciepłych, wod-kan
RP-Upr. 551/94, MAP/IS/1491/01
Hawajpaul

PROCEDURA GS-49

LEGENDA

- pas eksploatacyjny służebności przesyłu
- przyłącz ciepły projektowany
- miejska sieć ciepłownicza istniejąca - rury preizolowane
- przyłącz ciepły istniejący - technologia kanalowa

Podzielnica sily zgodności niniejszej kopii z treścią materiału państwowego zasobu geodezyjnego i kartograficznego.	
Organ prowadzący państwowy zasób geodezyjny i kartograficzny	PREZYDENT MIASTA KRAKOWA
Nazwa materiału zasobu	mapa ewidencyjna
Identyfikator ewidencyjny materiału zasobu	3546-356/2011
Data wykonania kopii	06-09-2021
Imię, nazwisko i podpis osoby reprezentującej organ	<i>Dziemionko</i>

PREZYDENT MIASTA KRAKOWA
GD-10.6642.15305.....2021

DYREKTOR ZDZIAŁU

MAPA EWIDENCYJNA
wydawnictwo: mabpolskie
autor: M. Krawców
tytuł: Podgórze
numer: 0013
data: 7.125.11.23.2
skala: 1:1000
data wykonania: 2000
data aktualizacji: 06-09-2021
autor: Dominik Dziemionko

Wszelkie dane zawarte w niniejszym projekcie zostały opracowane na podstawie danych dostarczonych przez zamawiacza. Należy pamiętać, że niniejszy projekt nie stanowi gwarancji dokładności i nie może być używany do celów innych niż te, dla których został opracowany.